



設計 平成16年 4月 1日 訂正	大阪府建築都市部公共建築室 代表者 管理技術者 担当	肢体不自由者更生施設等・災害拠点病院支援施設新築工事 1階平面図 縮尺 1/200	設計年月日 平成 年 月 日 設計者
----------------------	-------------------------------	--	-----------------------

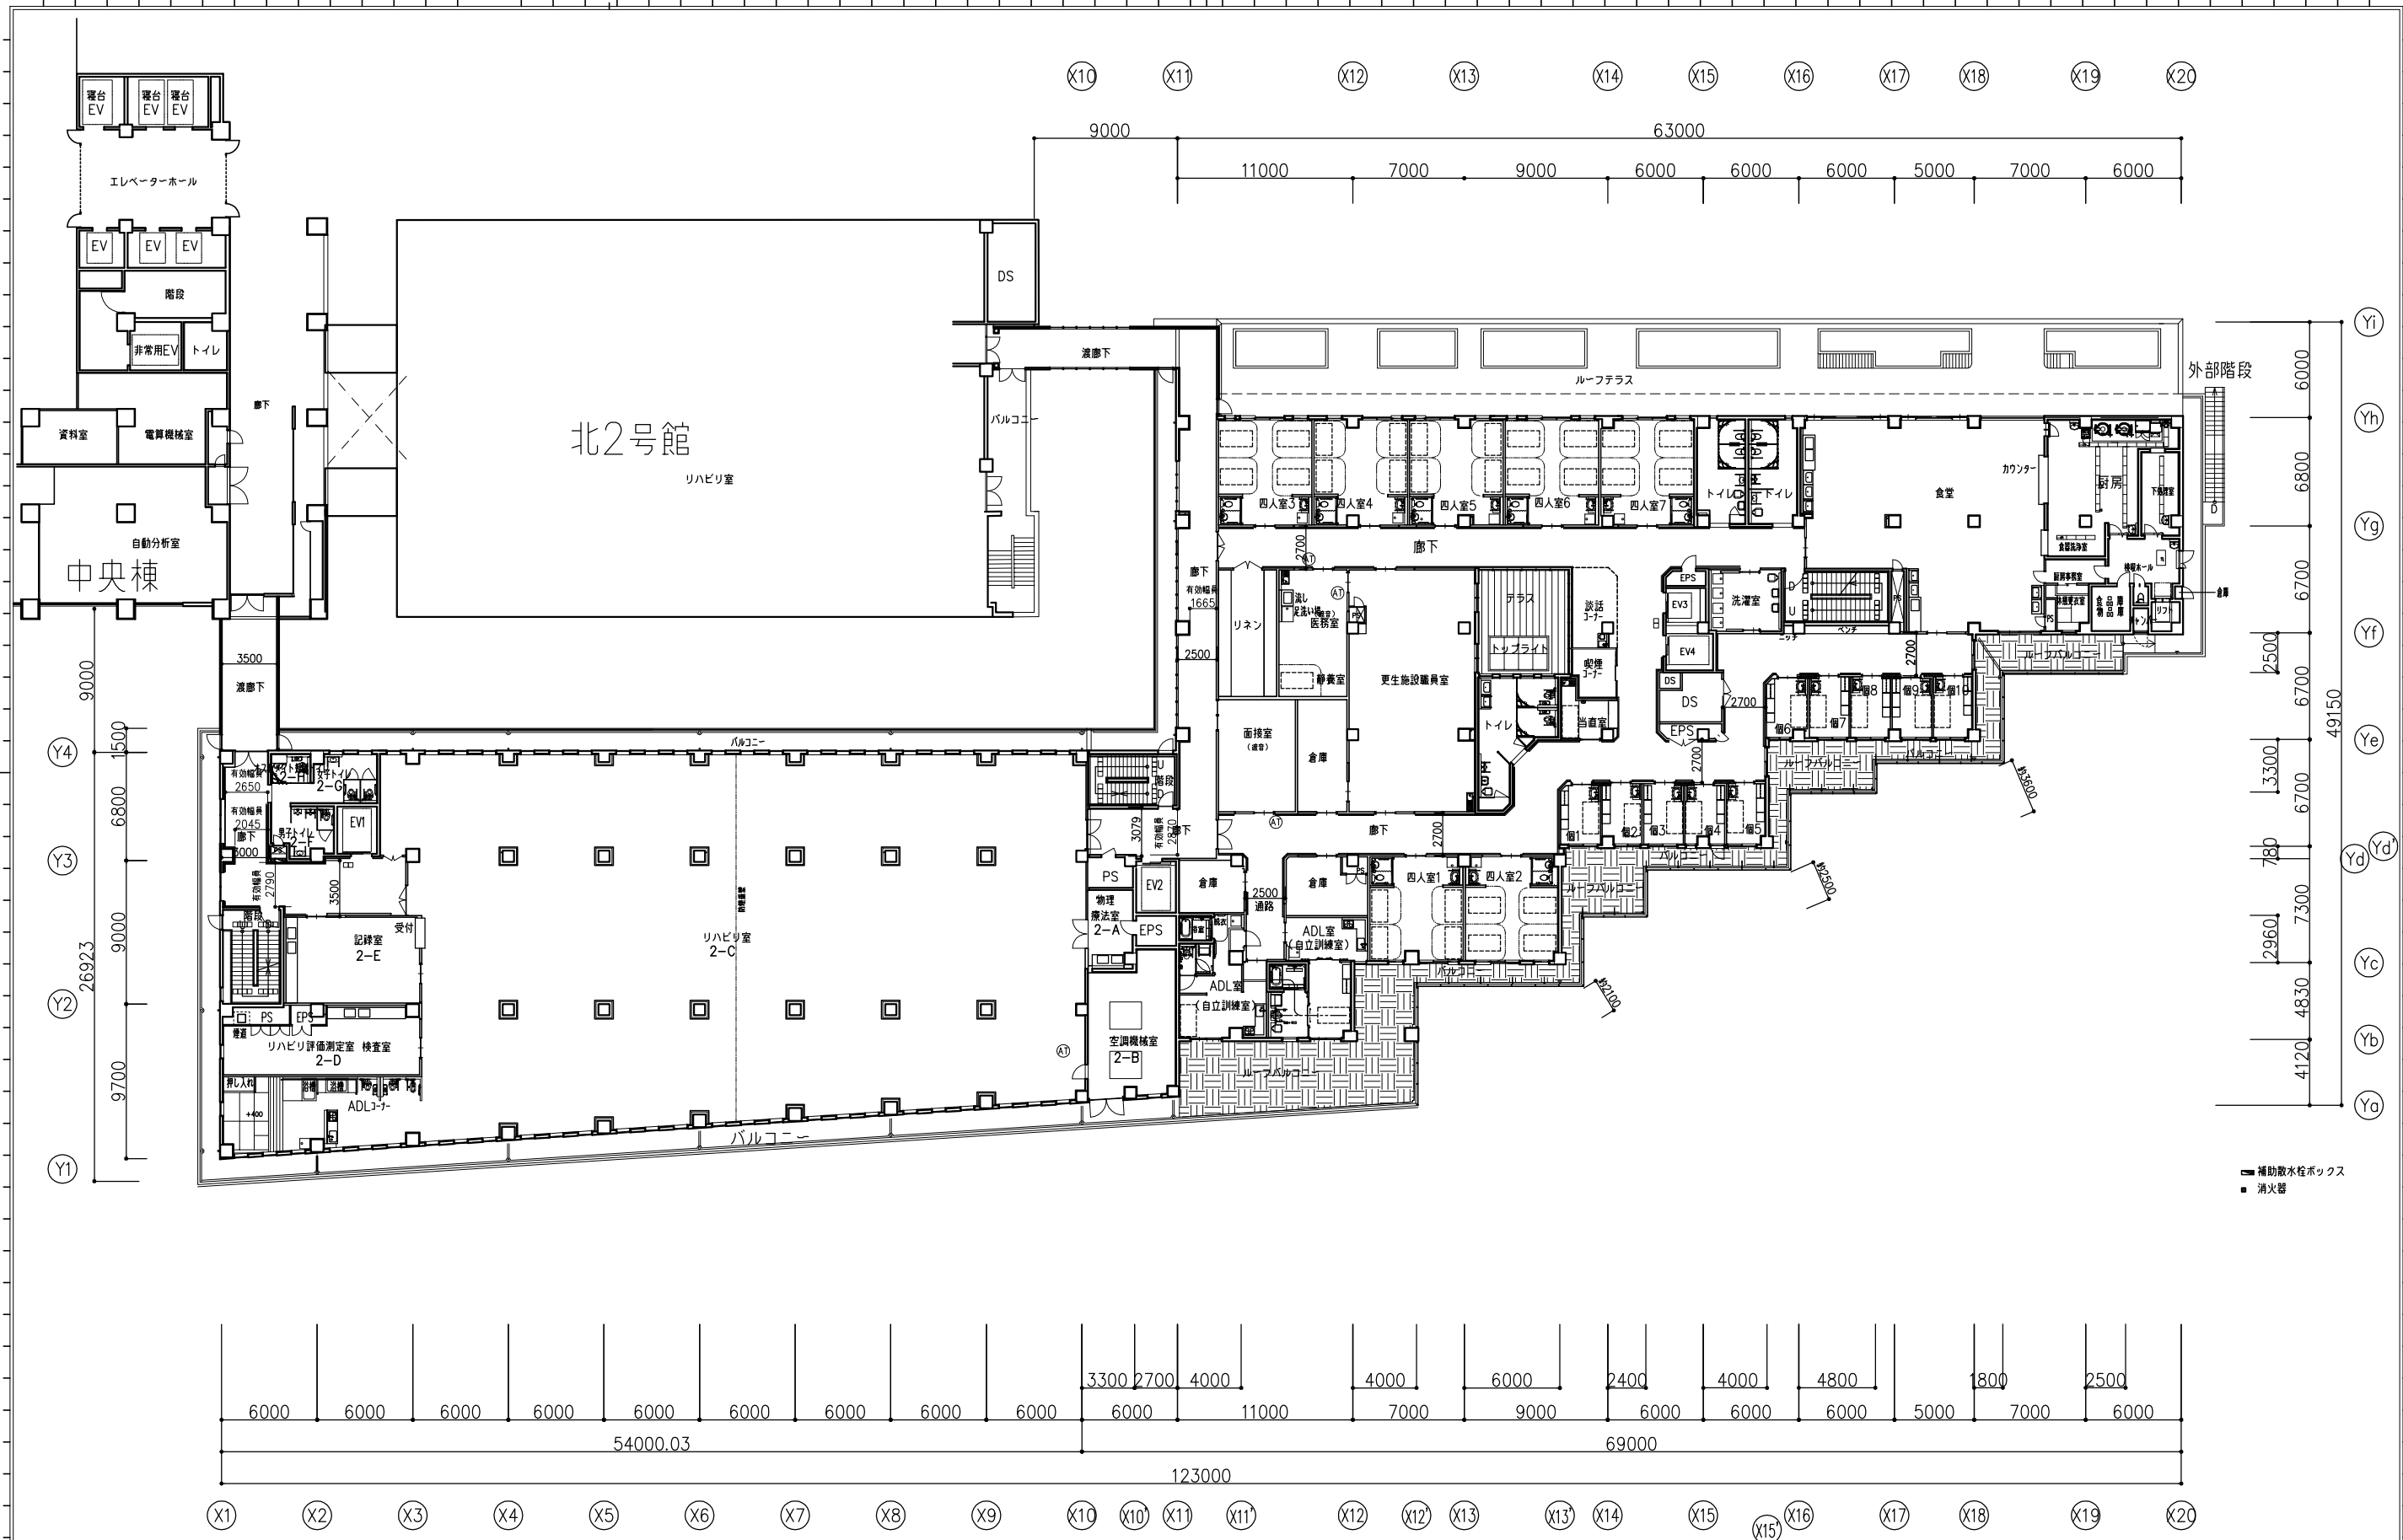

■ 補助散水栓ボックス
 ■ 消火器

設計 平成16年 4月 1日	訂正 . . .	代表者 管理技術者 担当	課長補佐 輪括主査 主査 担当	大阪府建築都市部公共建築室 肢体不自由者更生施設等・災害拠点病院支援施設新築工事 大建設計	設計番号 設計年月日 平成 年 月 日 図面名称 2階平面図 縮尺 1/200	図面番号
-------------------	-------------------	--------------------	--------------------------	---	---	------

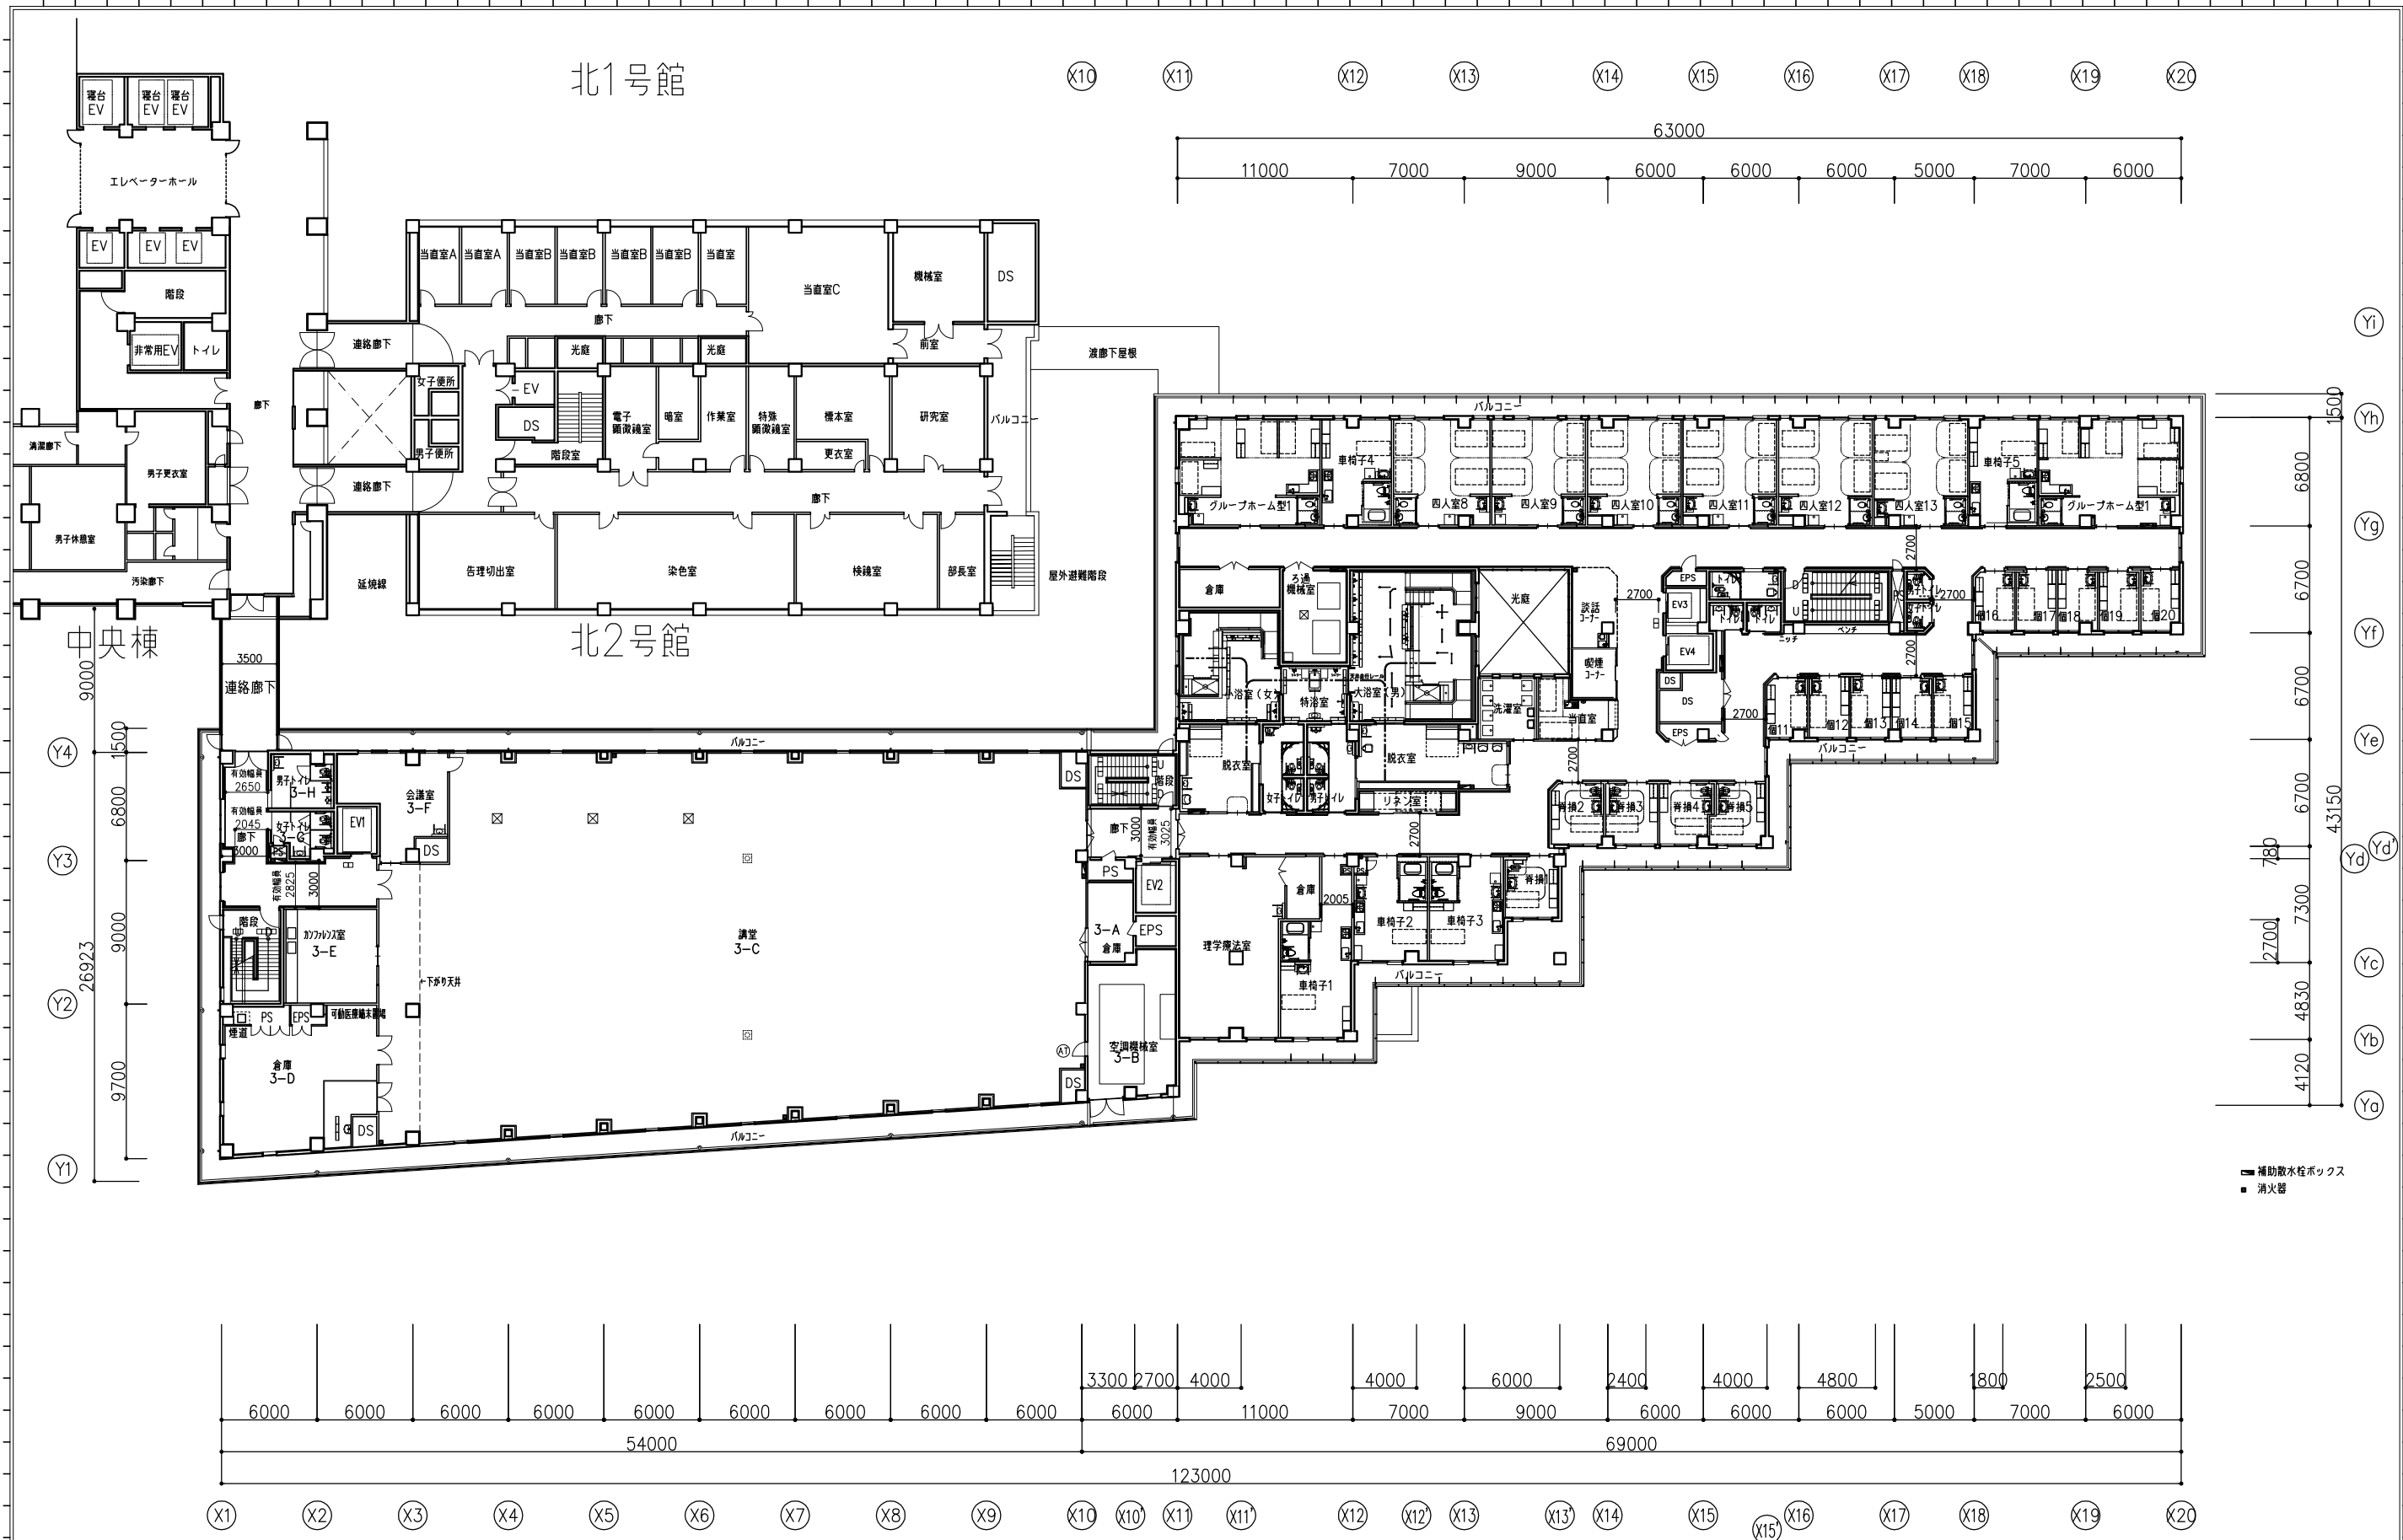

■ 補助散水栓ボックス
 ■ 消火器

設計 平成16年 4月 1日	訂正 . .	代表者 管理技術者 担当	課長補佐 輪括主査 主査 担当	大阪府建築都市部公共建築室 肢体不自由者更生施設等・災害拠点病院支援施設新築工事 大建設計	設計番号 設計年月日 完成 年 月 日	図面番号 3階平面図 縮尺 1/200	図面番号
-------------------	--------------	--------------------	--------------------------	---	---------------------------	---------------------------	------