



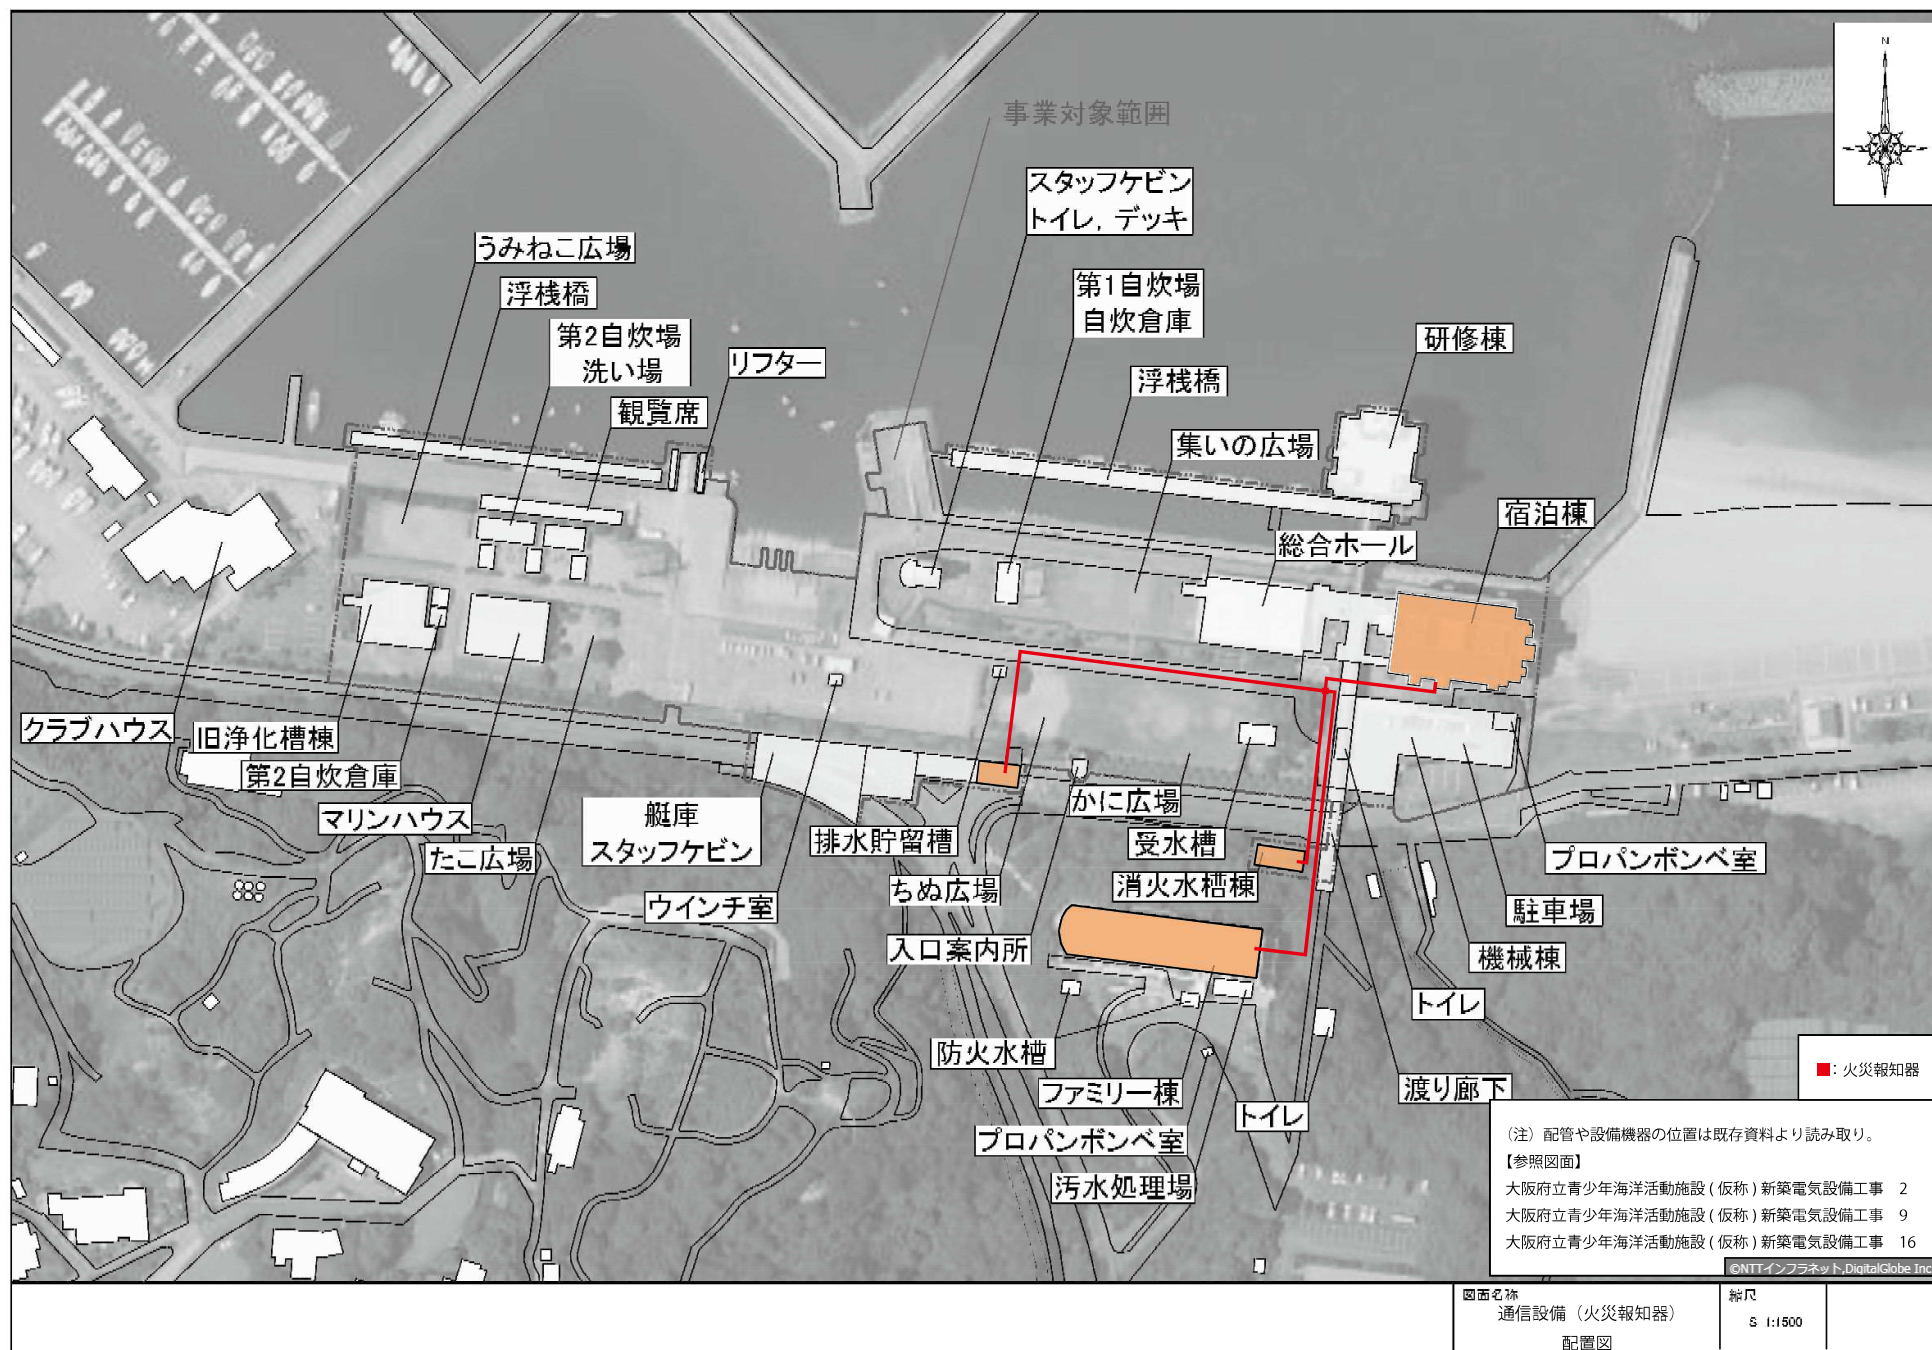

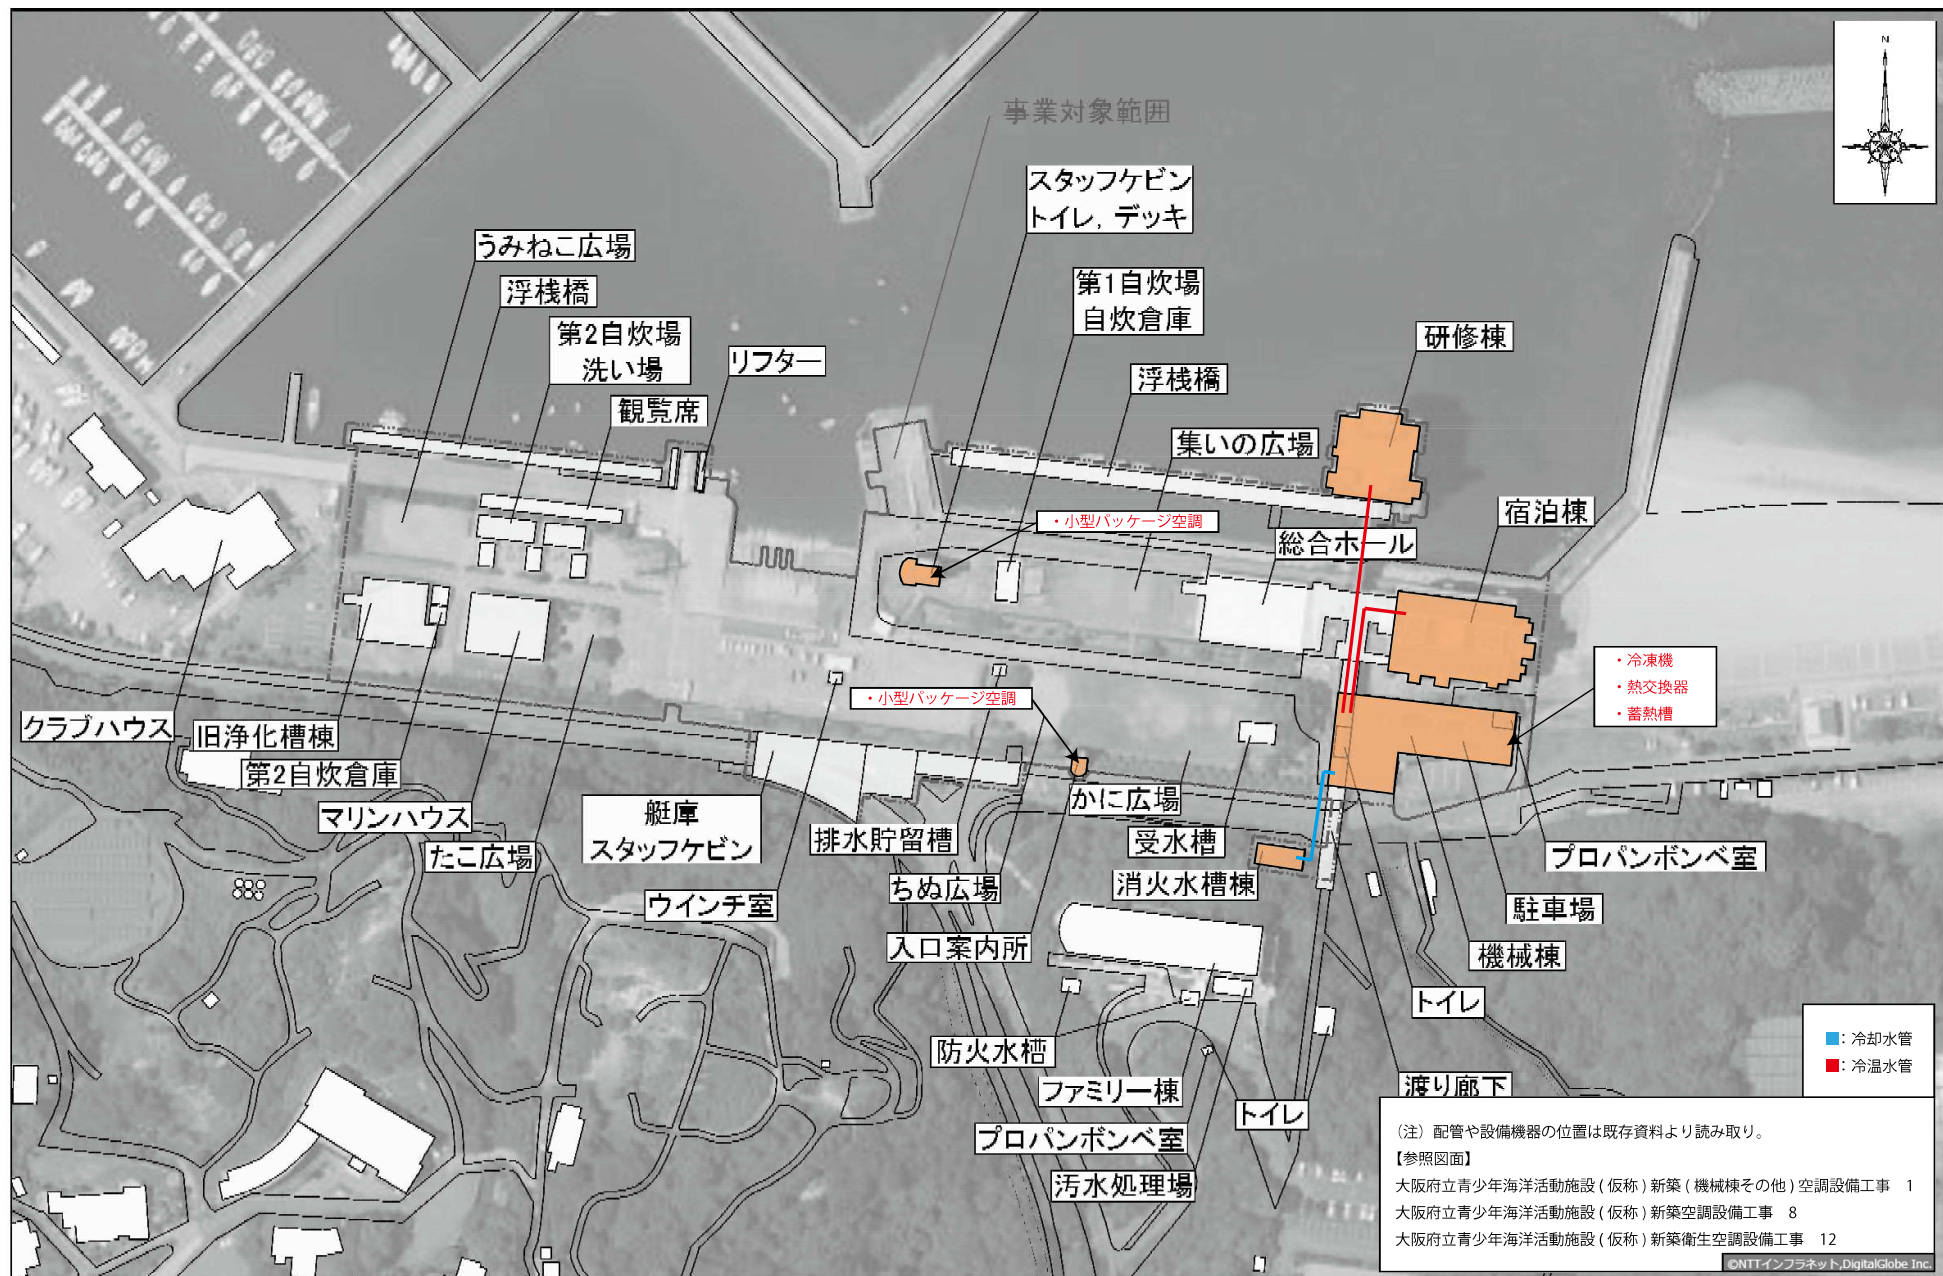

図面名称
空調・換気設備(空調配管)
配置図

縮尺
S 1:1500