


住吉公園開設区域平面図

縮尺 1:500

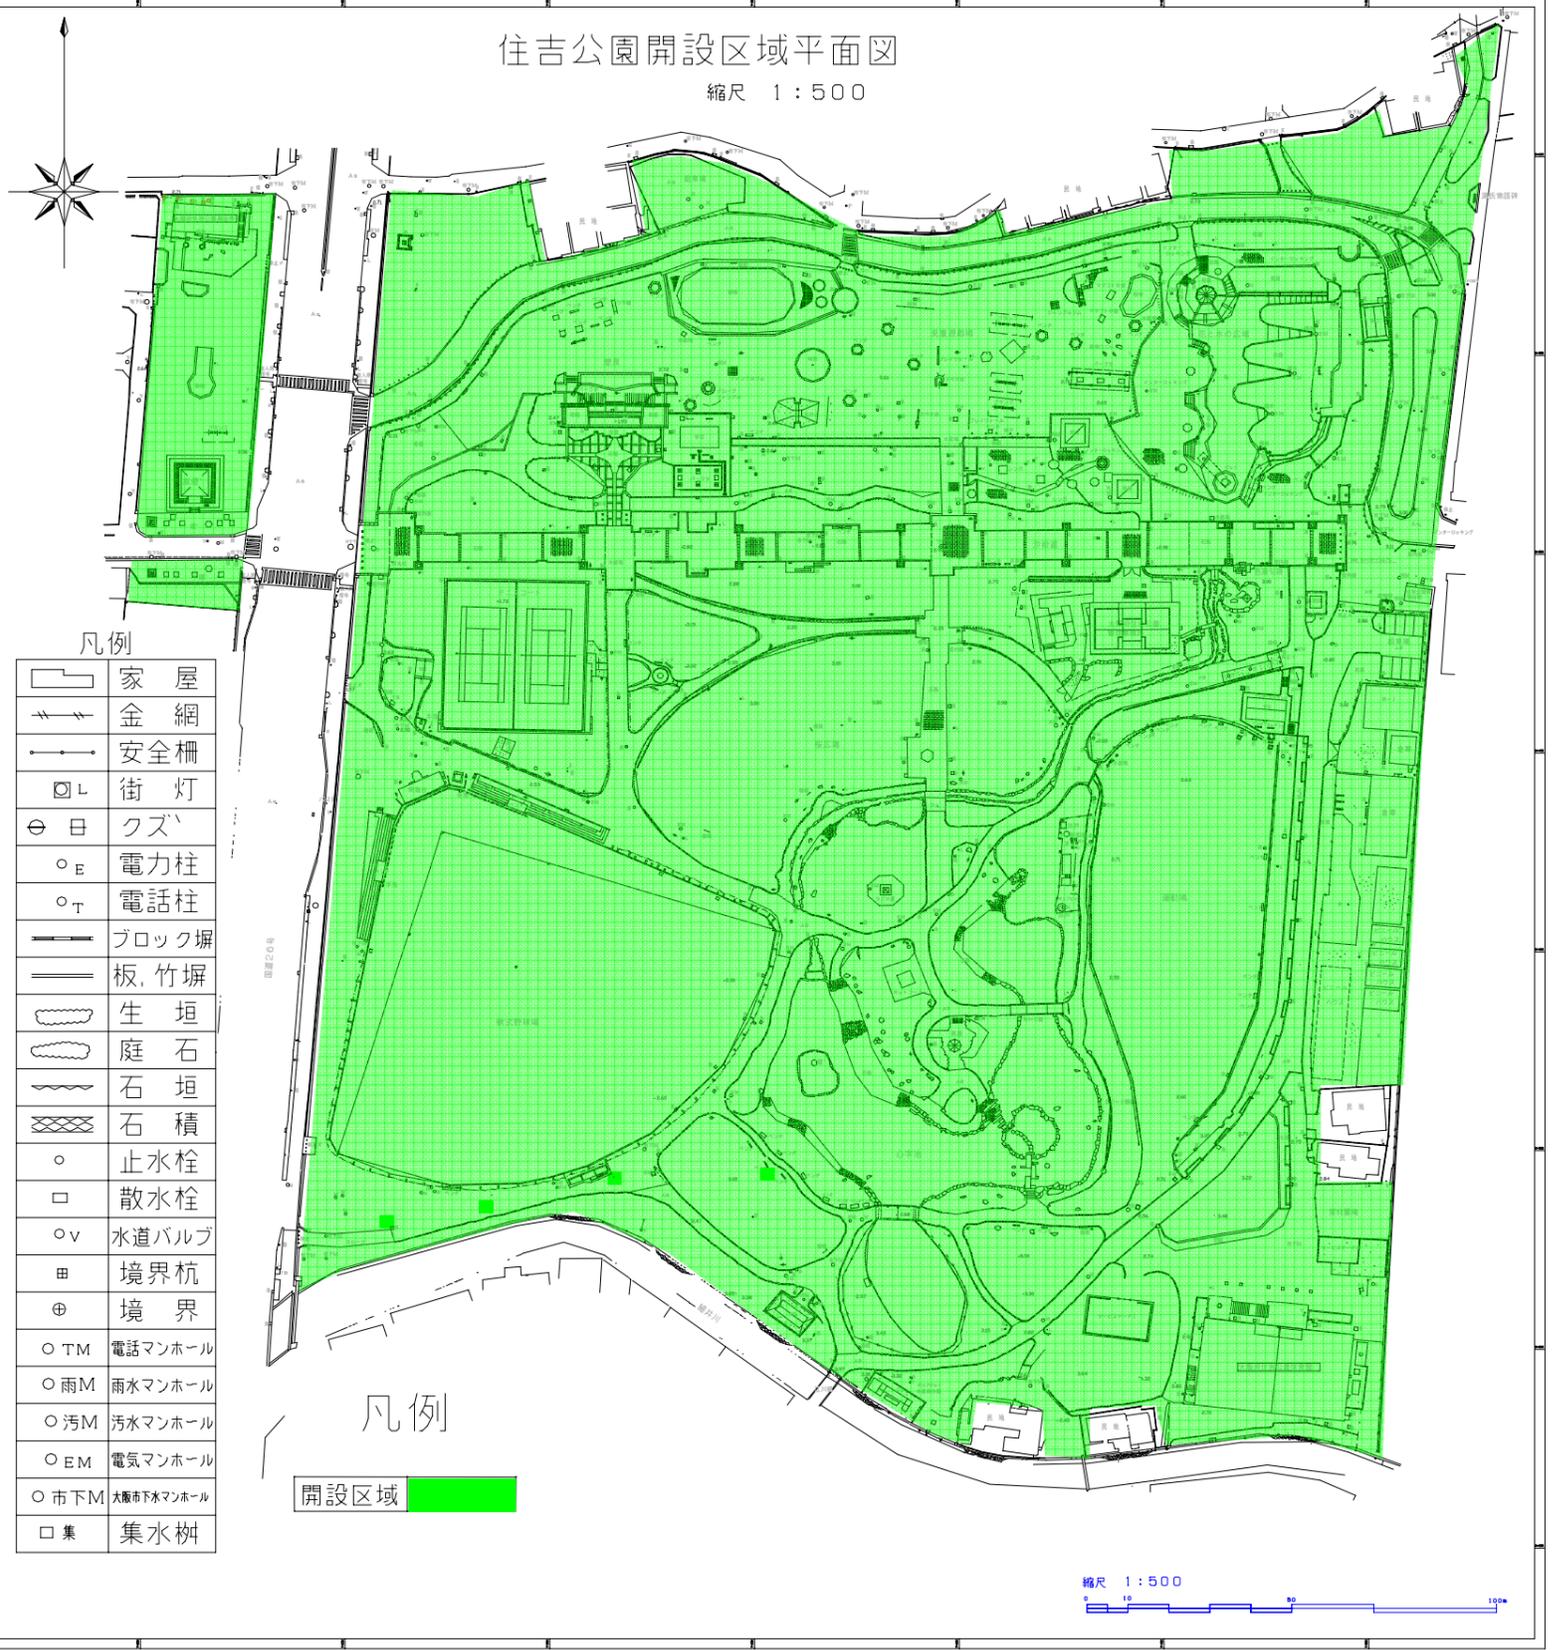

凡例

	家屋
	金網
	安全柵
	街灯
	クズ
	電力柱
	電話柱
	ブロック塀
	板竹塀
	生垣
	庭石
	石垣
	石積
	止水栓
	散水栓
	水道バルブ
	境界杭
	境界
	電話マンホール
	雨水マンホール
	汚水マンホール
	電気マンホール
	大阪市下水マンホール
	集水樹

凡例

開設区域


縮尺 1:500



【図面11-01】 開設区域図

# 住吉公園 便益施設現況図(売店・自販機)

住吉公園

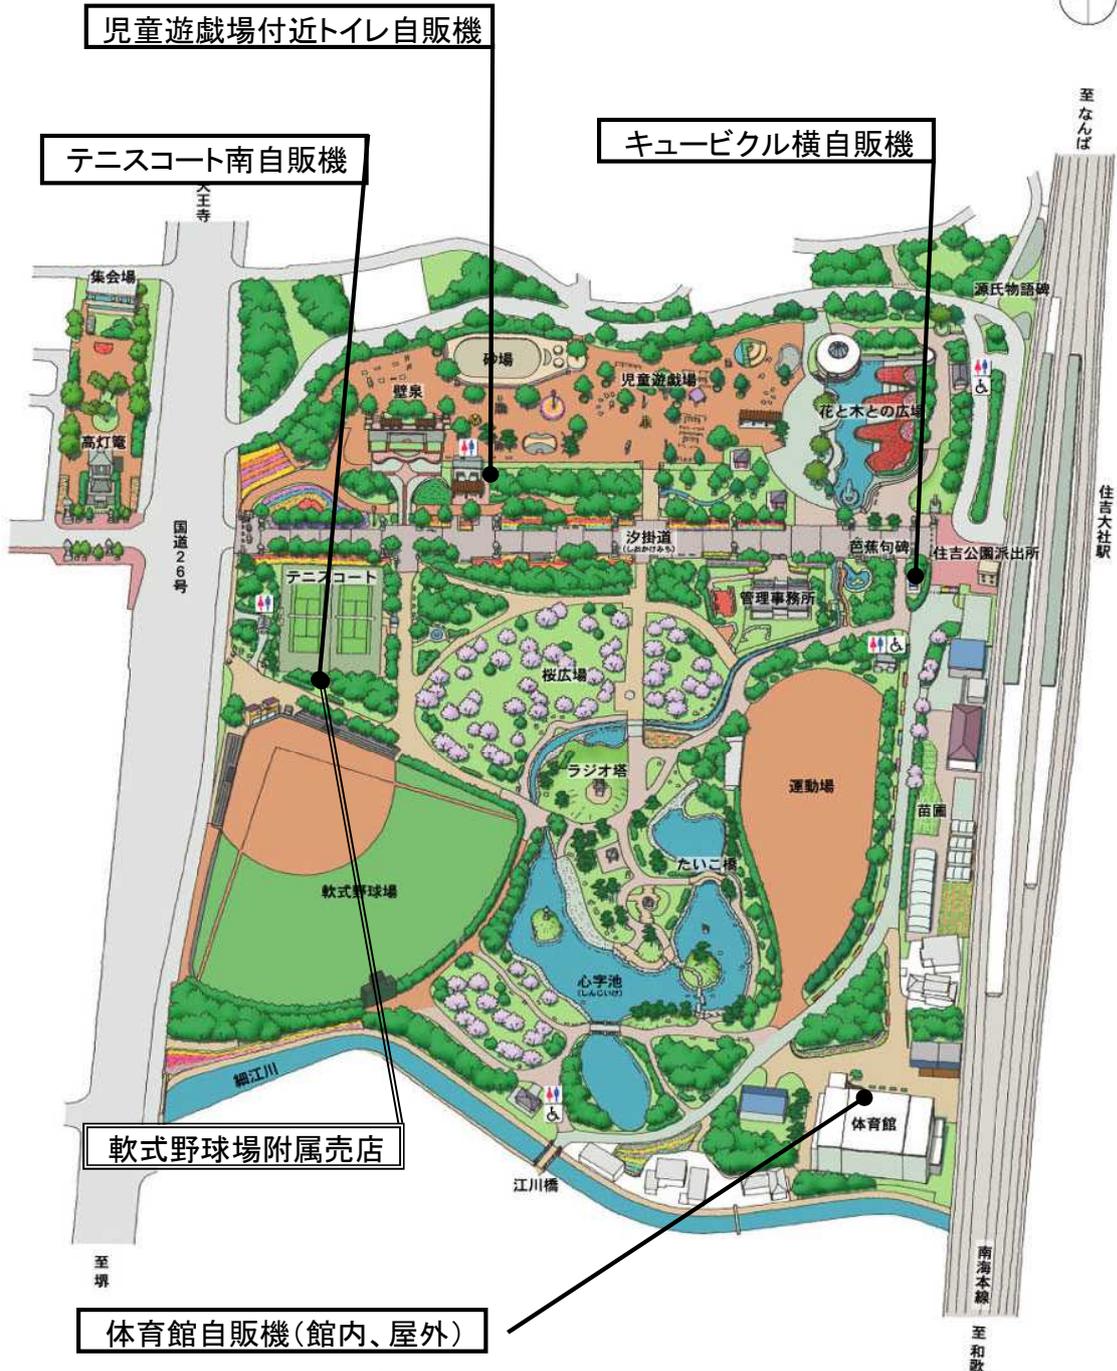

- トイレ
- 車椅子用トイレ
- 駐車場

## 凡例

- 指定管理業務に含む(※住吉は該当なし)
- 指定管理者の管理対象外
- 指定管理者が企画提案可能

【図面11-02 便益施設現況図】

# 住吉公園P-PFI区域図

## ■P-PFI区域及びP-PFI事業者との連携に関する事項

OP-PFI区域内の施設管理については、P-PFI事業者が整備予定の建物やデッキはP-PFI事業者が管理し、既存の水流施設や植栽の管理は、指定管理業務とします。詳細は大阪府とP-PFI事業者による協議の上、決定します。

OP-PFI事業者との連携による利用促進策についても、ご提案ください。




### 施設パース図



住吉大社駅から西を望む(施設全体)。



カフェの外観

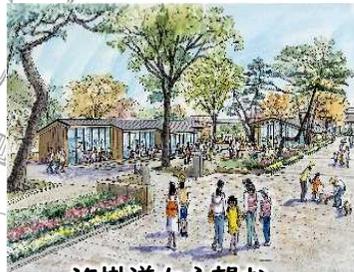

汐掛道から望む。

【図面11-03】 P-P F I 事業区域図

※ 施設計画は、今後大阪府とP-PFI事業者による協議等により変更になる場合があります。



【図面11-04】 除草区域図

凡例

	除草C	4回
	除草D	3回
	除草E	2回

縮尺 1 : 600




公園名	住吉公園
図名	除草図
縮尺	1 : 600



【図面11-05 花壇区域図】

 縮尺 1 : 600



公園名	住吉公園
図名	花壇区域図
縮尺	1 : 600



【図面11-06 清掃区域図】

縮尺 1 : 600  
 0 10 50 100m

公園名	住吉公園
図名	掃除区域図
縮尺	1 : 600



住吉公園 電気設備位置図  
(受電・ポンプ等)

花と水の広場循環・濾過

壁泉循環・濾過


心字池循環濾過

凡例	箇所	種類
	2	高圧設備
	6	低圧受電
	2	井戸設備
	3	ポンプ設備
	1	ボイラー設備

縮尺 1:500




【図面11-08】 電気設備位置図(受電・ポンプ等)

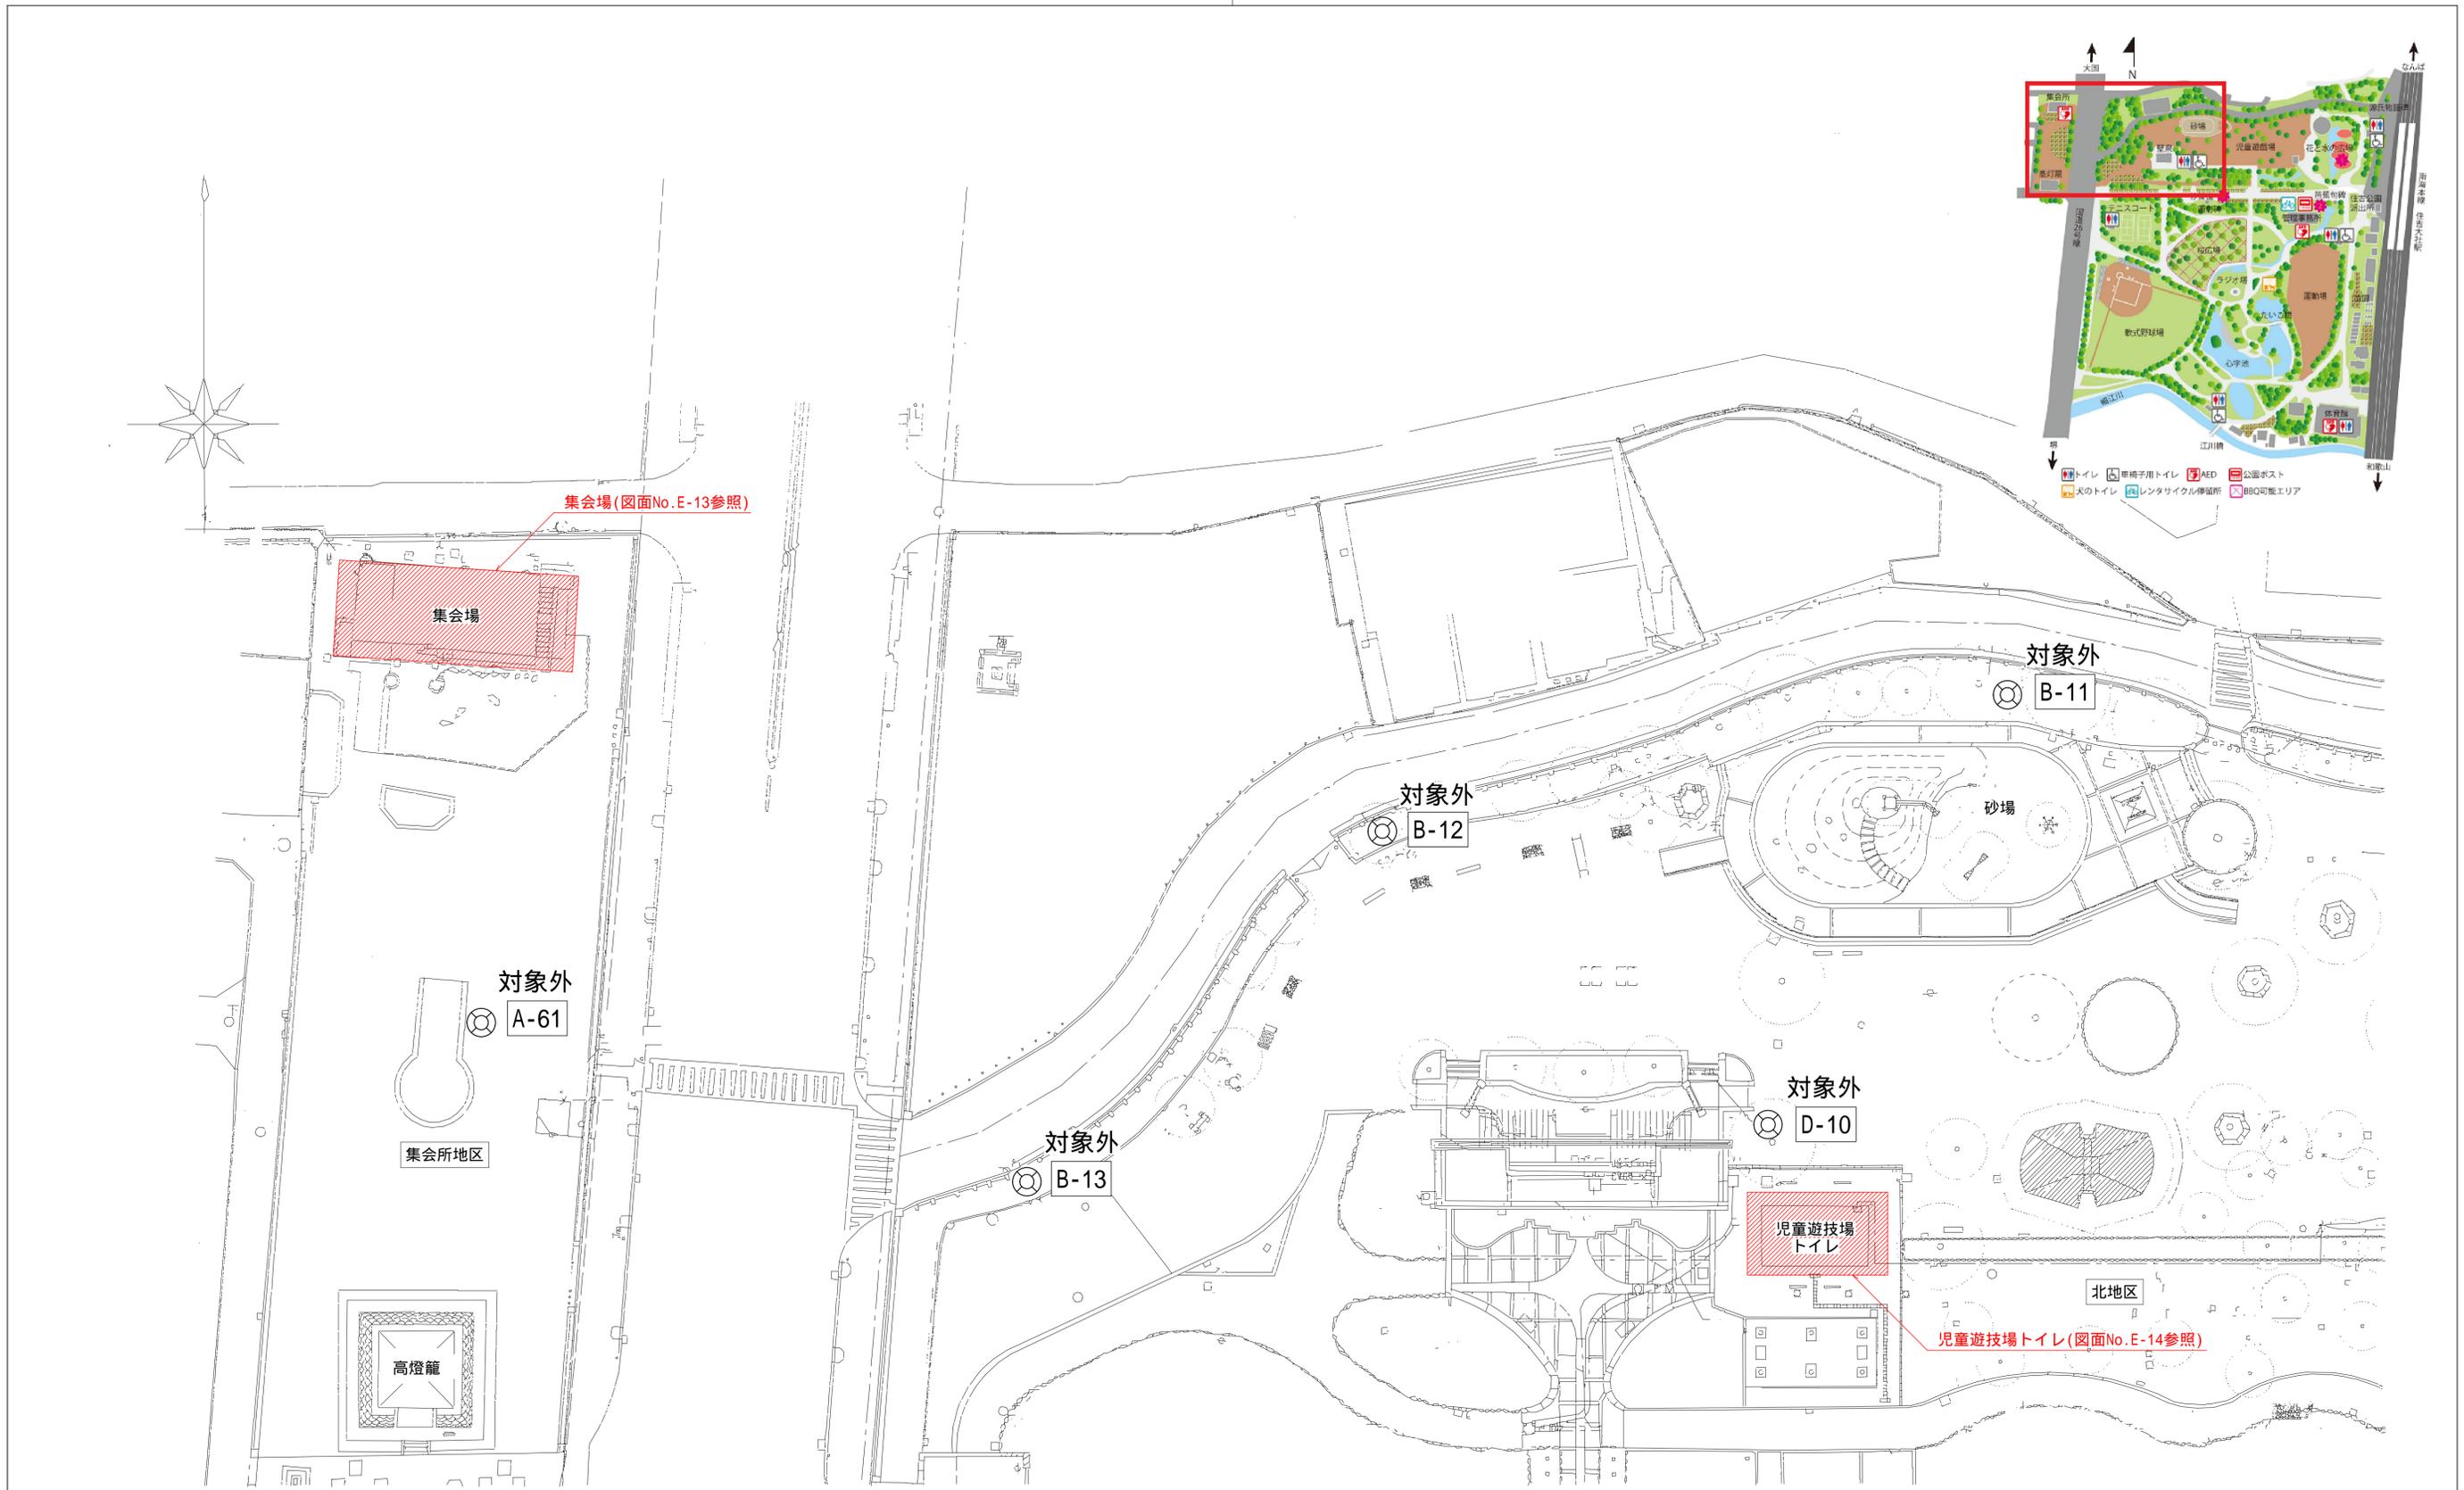


【図面11-09-1】 電気設備位置図(照明関係)

工事名称：大阪府営山田池公園外7件ESCO事業 図面名称：住吉公園 電灯設備 公園平面図(1)	竣工図		設計：		図面番号 E
	縮尺	A1 NS A3 NS	代表者	担当	

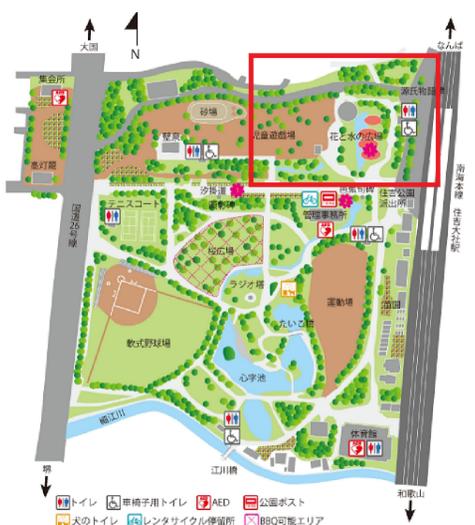


【図面11-09-2】電気設備位置図(照明関係)

<table border="1"> <tr><td> </td><td> </td></tr> <tr><td> </td><td> </td></tr> <tr><td> </td><td> </td></tr> </table>							工事名称：大阪府営山田池公園外7件ESCO事業 図面名称：住吉公園 電灯設備 公園平面図(2)	竣工図 縮尺：A1 NS, A3 NS	設計：_____ 代表者：_____ 担当：_____	図面番号：E 04

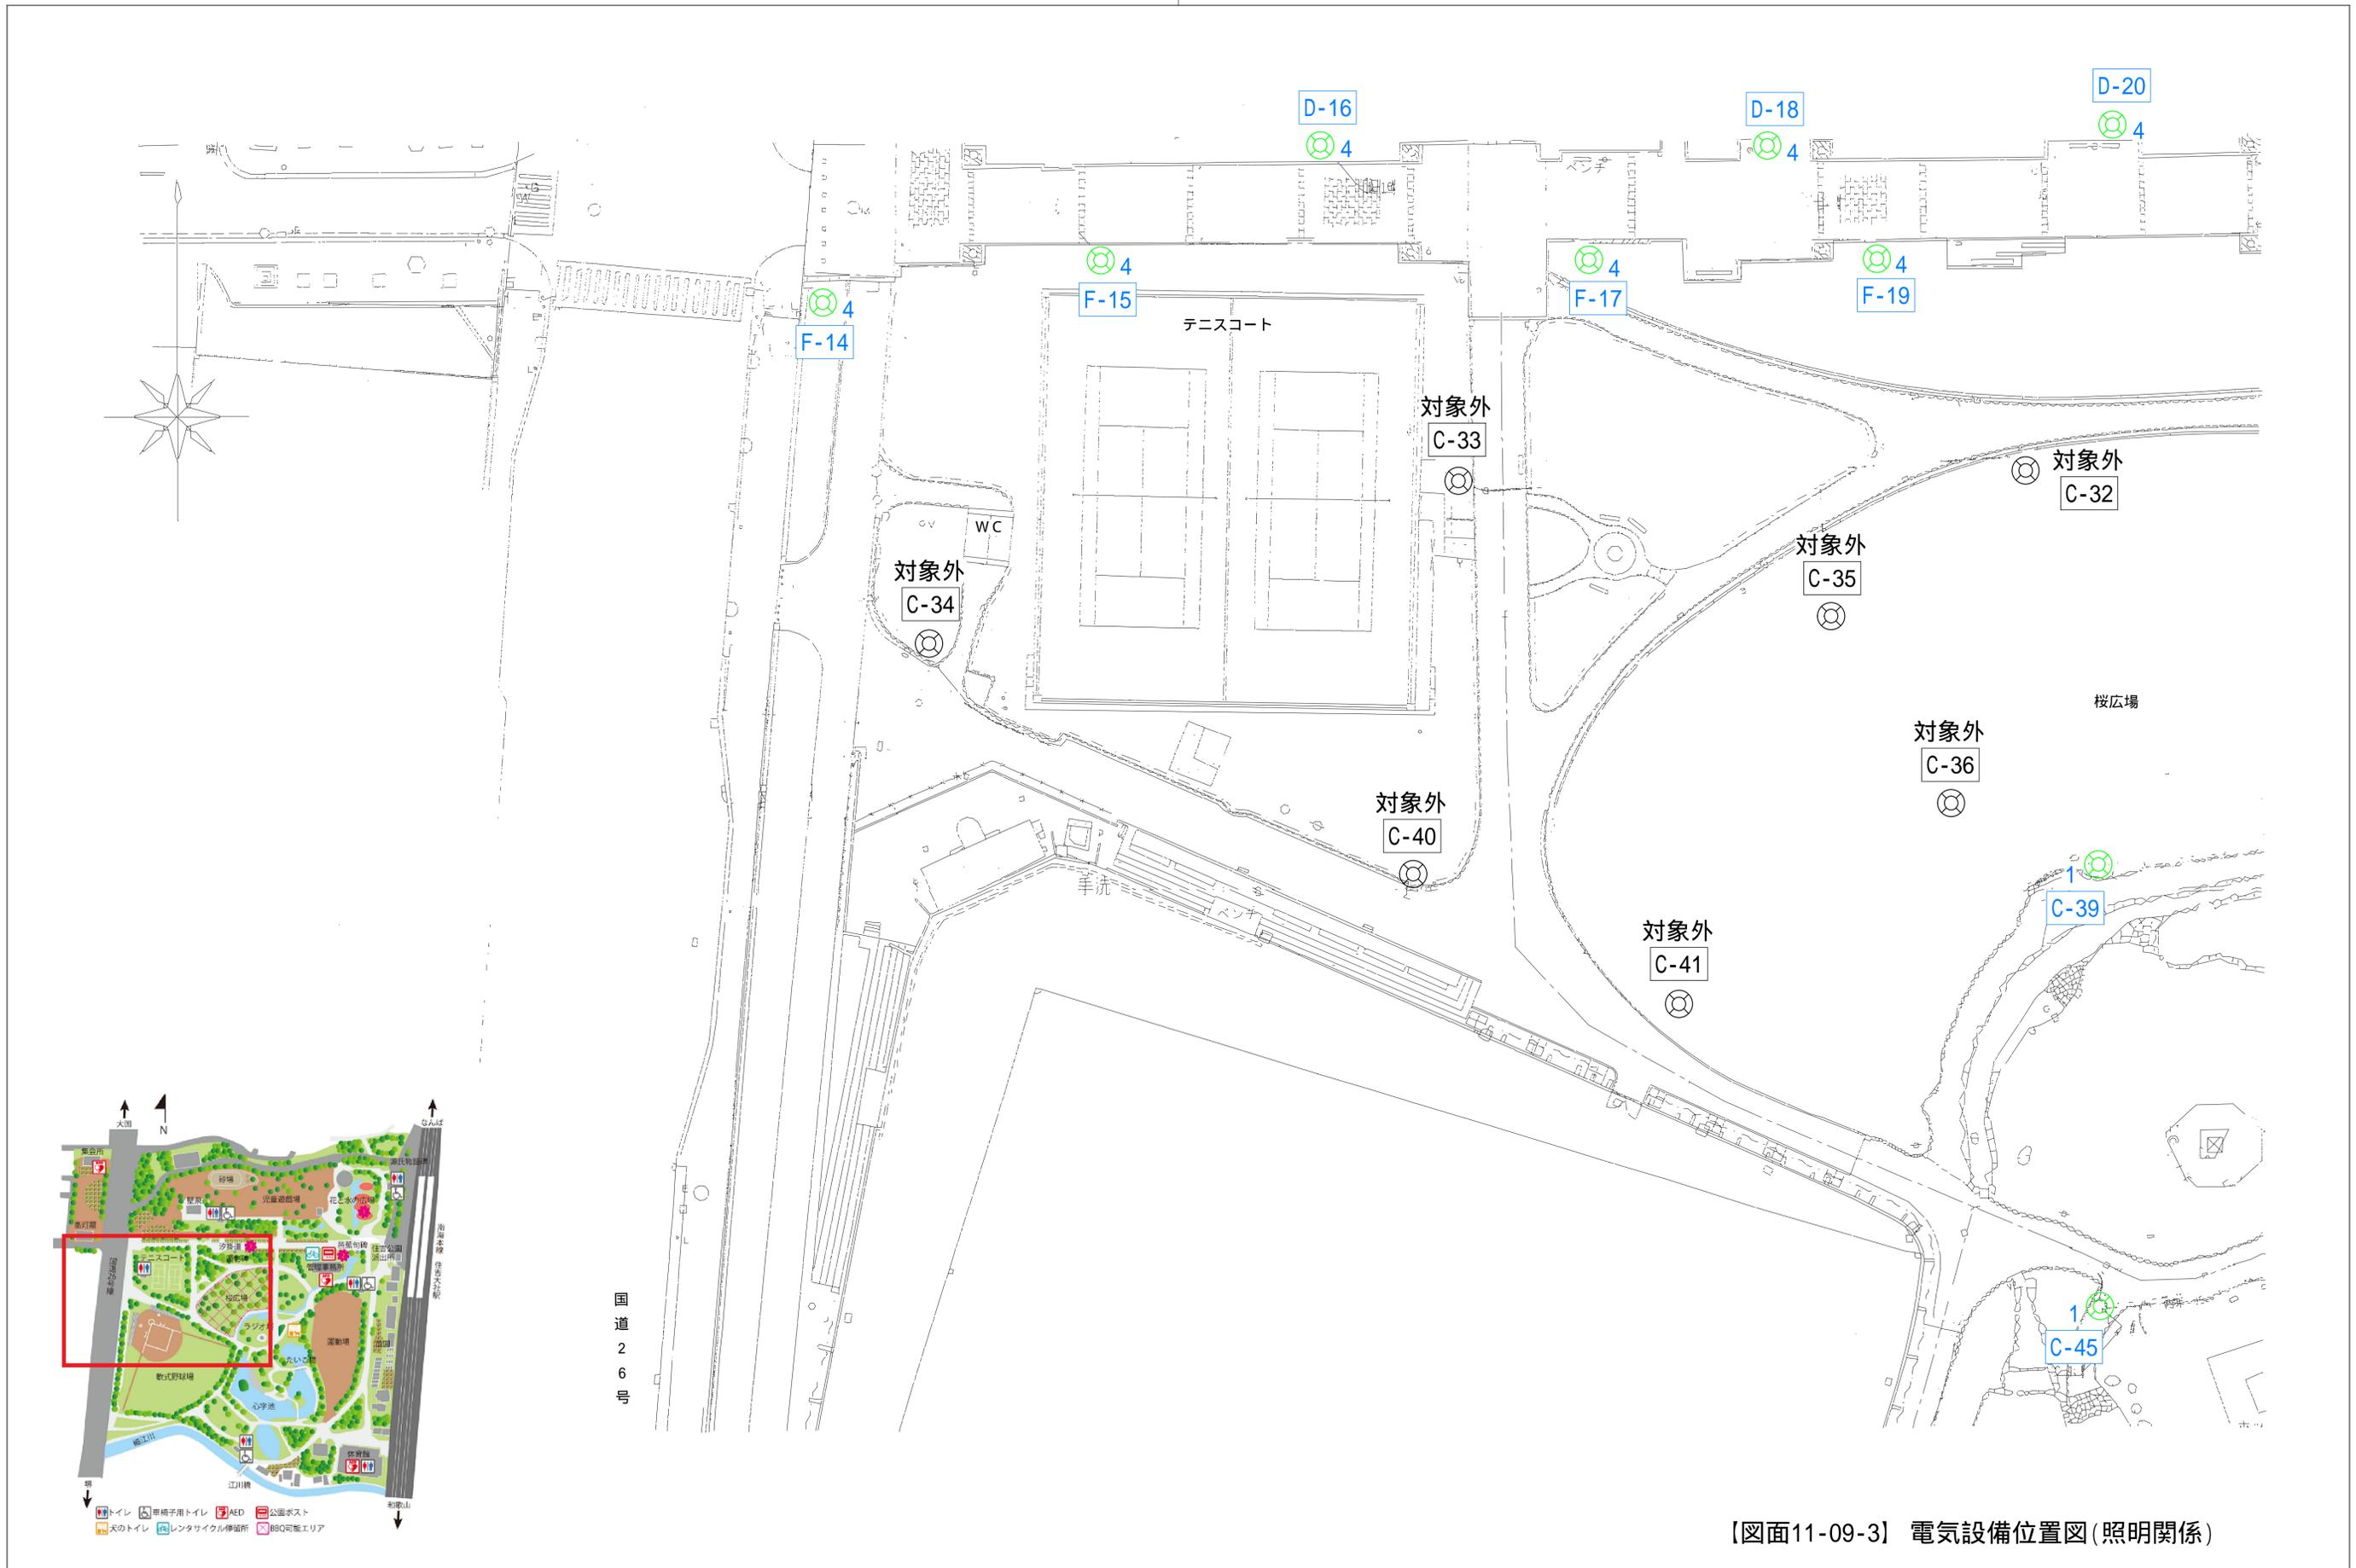


【図面11-09-3】電気設備位置図(照明関係)

工事名称：大阪府営山田池公園外7件ESCO事業 図面名称：住吉公園 電灯設備 公園平面図(3)	竣工図		設計：		図面番号 E / 05
	縮尺	A1 NS A3 NS	代表者	担当	

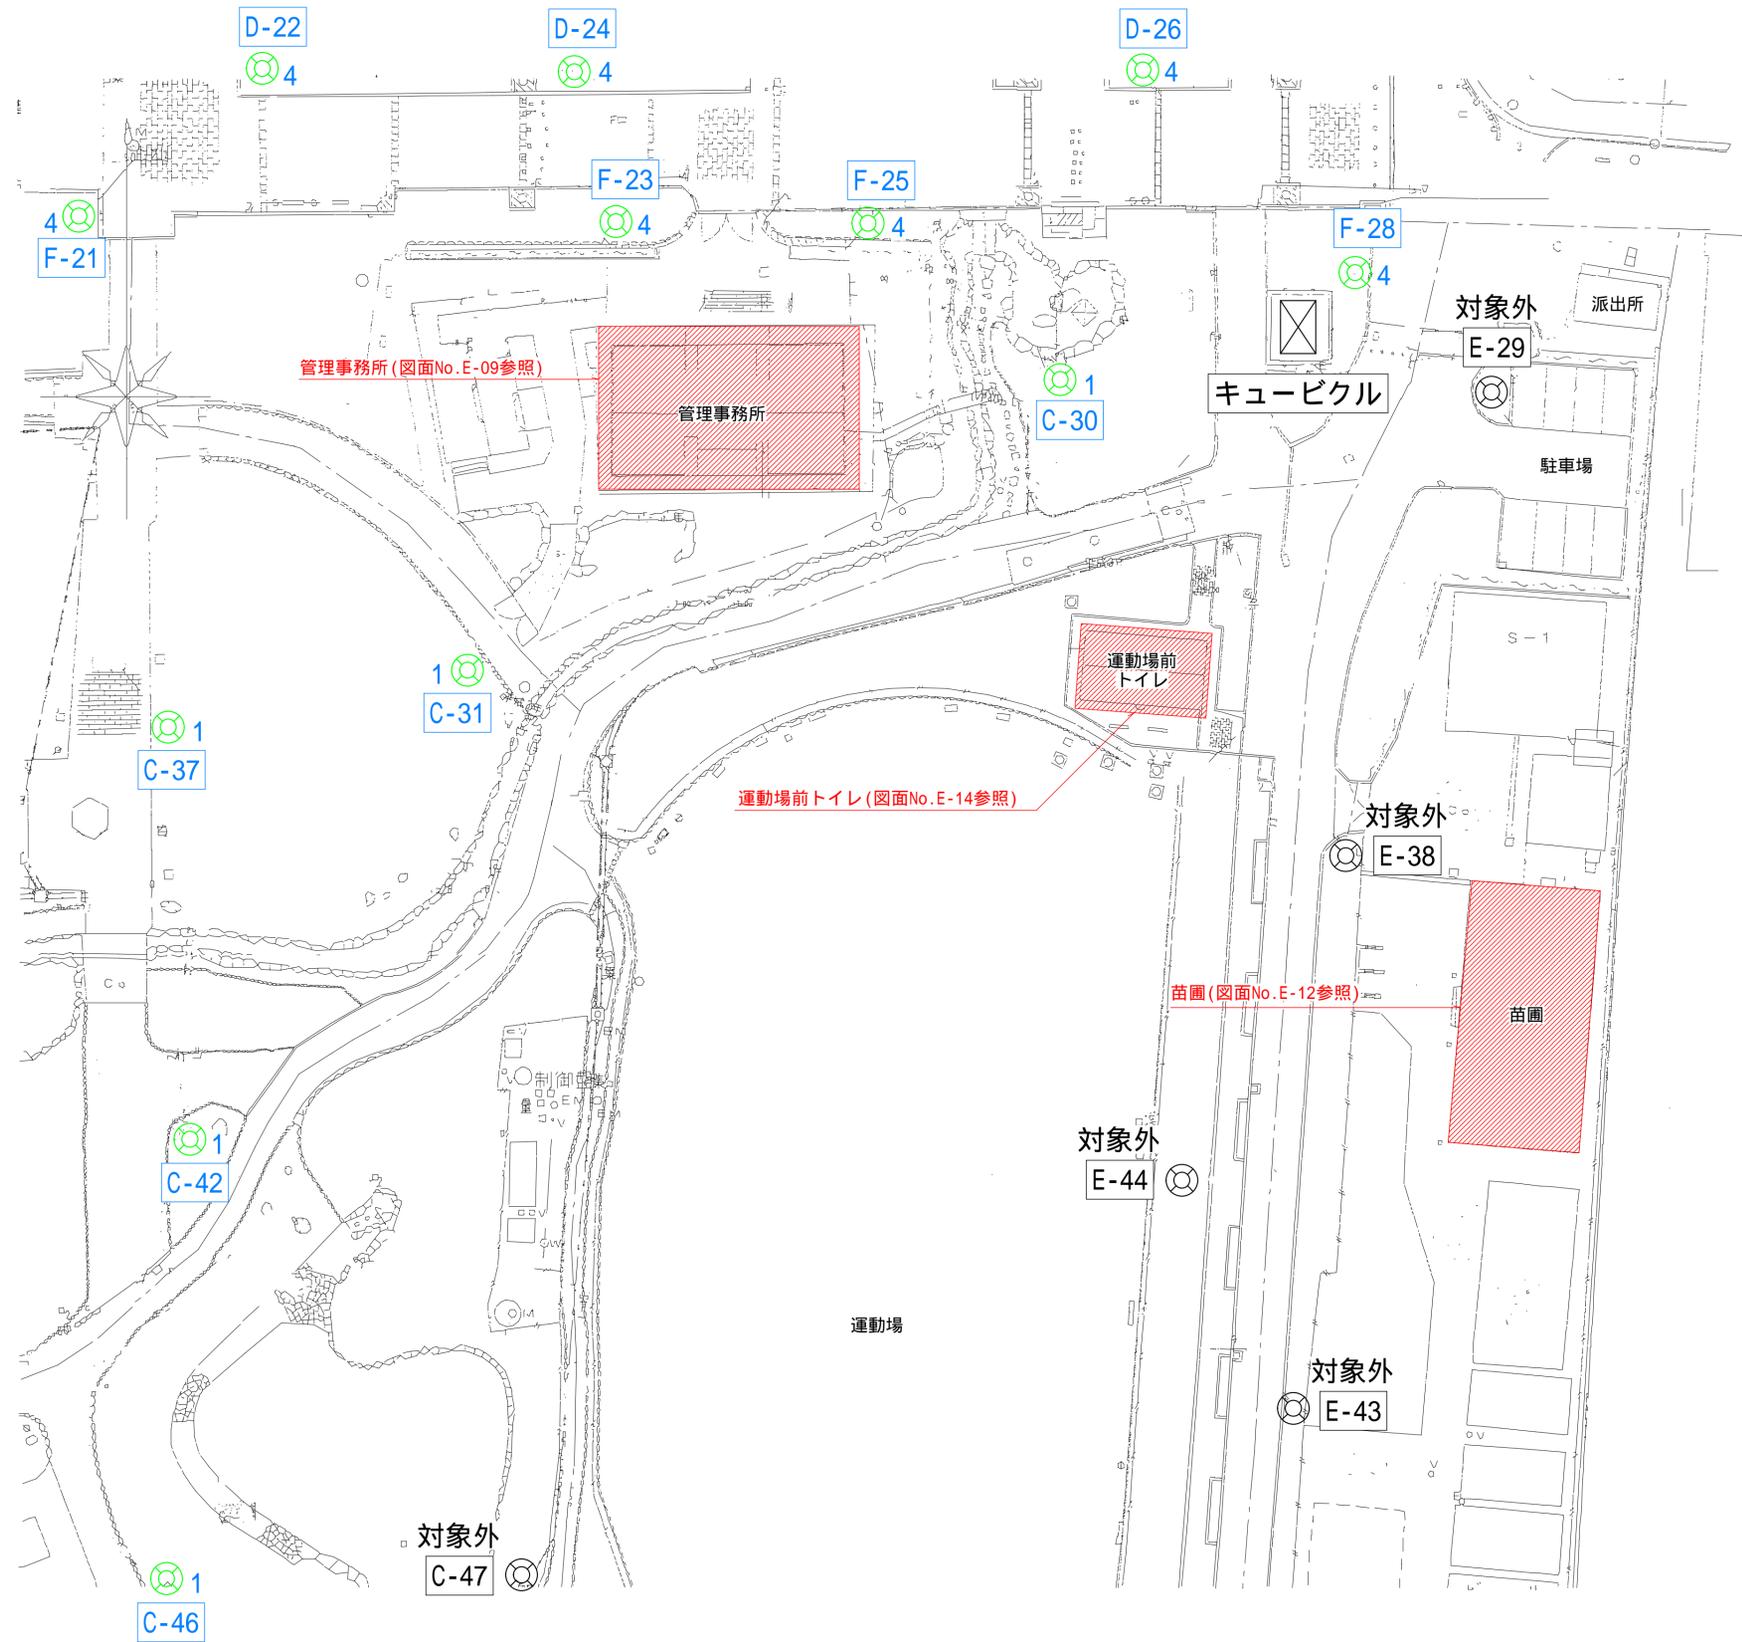


【図面11-09-4】電気設備位置図(照明関係)

E	E	竣工図	設計:		代表者	担当	図面番号	E
			縮尺	A1 NS A3 NS				
工事名称: 大阪府営山田池公園外7件ESCO事業								
図面名称: 住吉公園 電灯設備 公園平面図(4)								

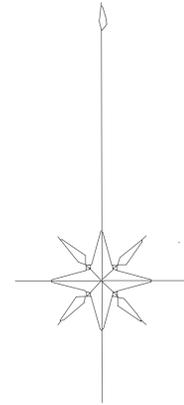

【図面11-09-5】電気設備位置図(照明関係)

訂正 欄 備考	工事名称：大阪府営山田池公園外7件ESCO事業		竣工図		設計：		図面番号 E / 07
	図面名称：住吉公園 電灯設備 公園平面図(5)		縮尺 A1 NS A3 NS	代表者 担当			

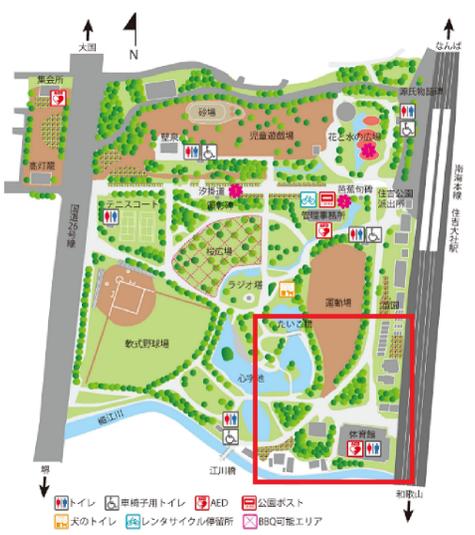


【図面11-09-6】 電気設備位置図(照明関係)

E	E	竣工図		設計:		図面番号	E
		縮尺	A1 NS A3 NS	代表者	担当		
工事名称: 大阪府営山田池公園外7件ESCO事業							
図面名称: 住吉公園 電灯設備 公園平面図(6)							

会議室	
器具No.	数量
8	4台

ホール	
器具No.	数量
6	4台
7	2台

事務室	
器具No.	数量
5	9台

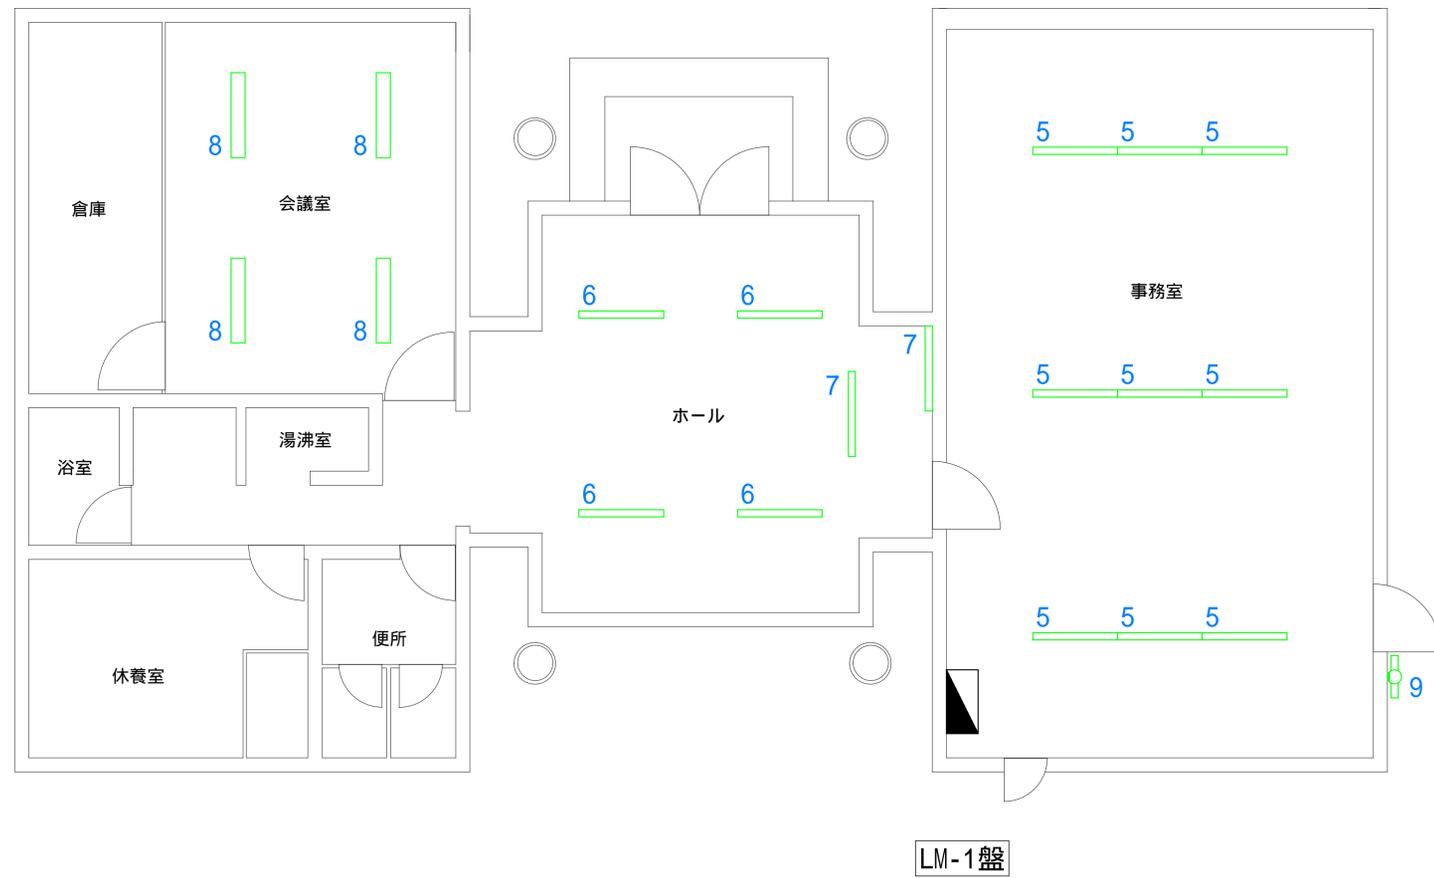

外部	
器具No.	数量
9	1台

【図面11-09-7】 電気設備位置図(照明関係)

訂正	備考		工 事 名 称 : 大阪府営山田池公園外7件ESCO事業			竣 工 図		設計 :		図 面 番 号	E
			図 面 名 称 : 住吉公園 電灯設備 管理事務所平面図			縮 尺	A 1 NS A 3 NS	代 表 者	担 当		

事務室	
器具No.	数量
8	4台
12	1台
13	1台

ホール	
器具No.	数量
17	5台

入口	
器具No.	数量
15	1台

男子トイレ	
器具No.	数量
18	1台
19	2台
20	5台


女子トイレ	
器具No.	数量
18	1台
19	2台
20	6台

和室前室	
器具No.	数量
14	1台


廊下	
器具No.	数量
18	7台

多目的室2	
器具No.	数量
8	12台

多目的室1	
器具No.	数量
8	18台

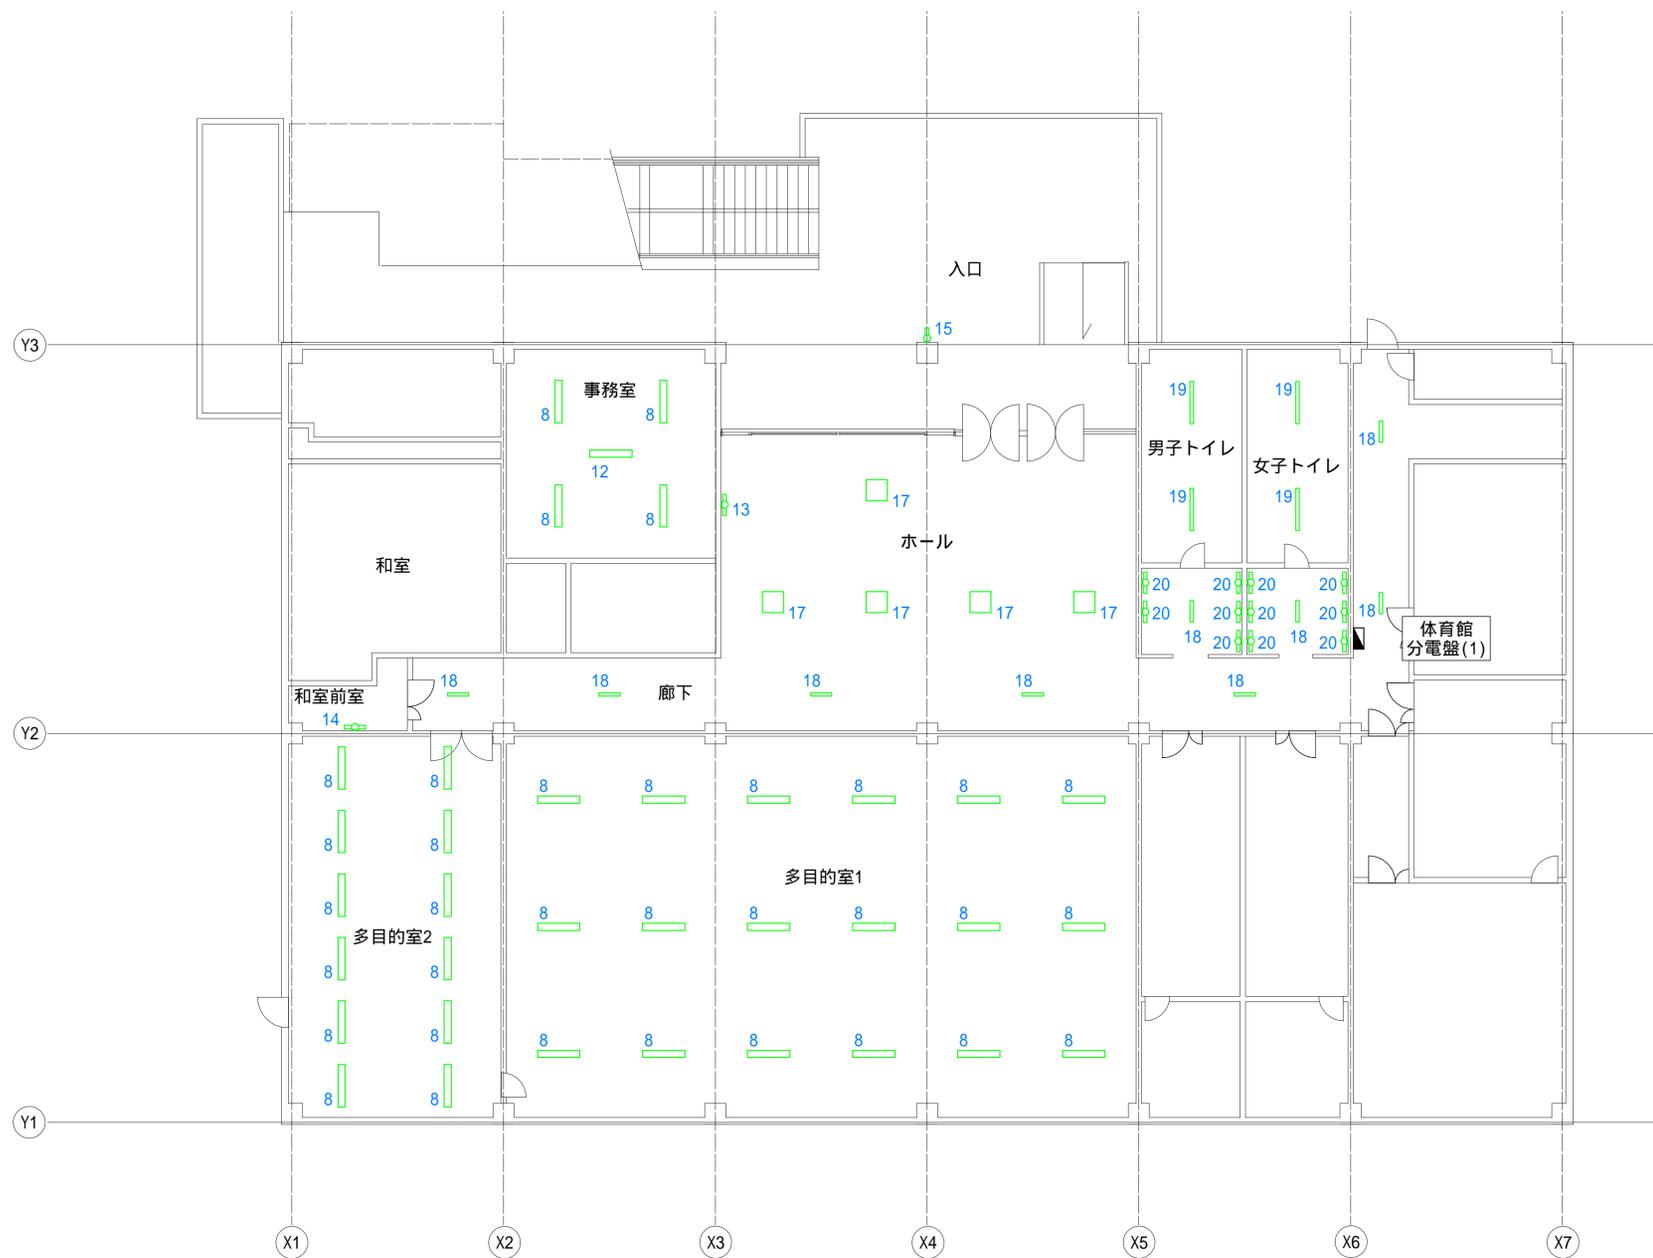

【図面11-09-8】 電気設備位置図(照明関係)

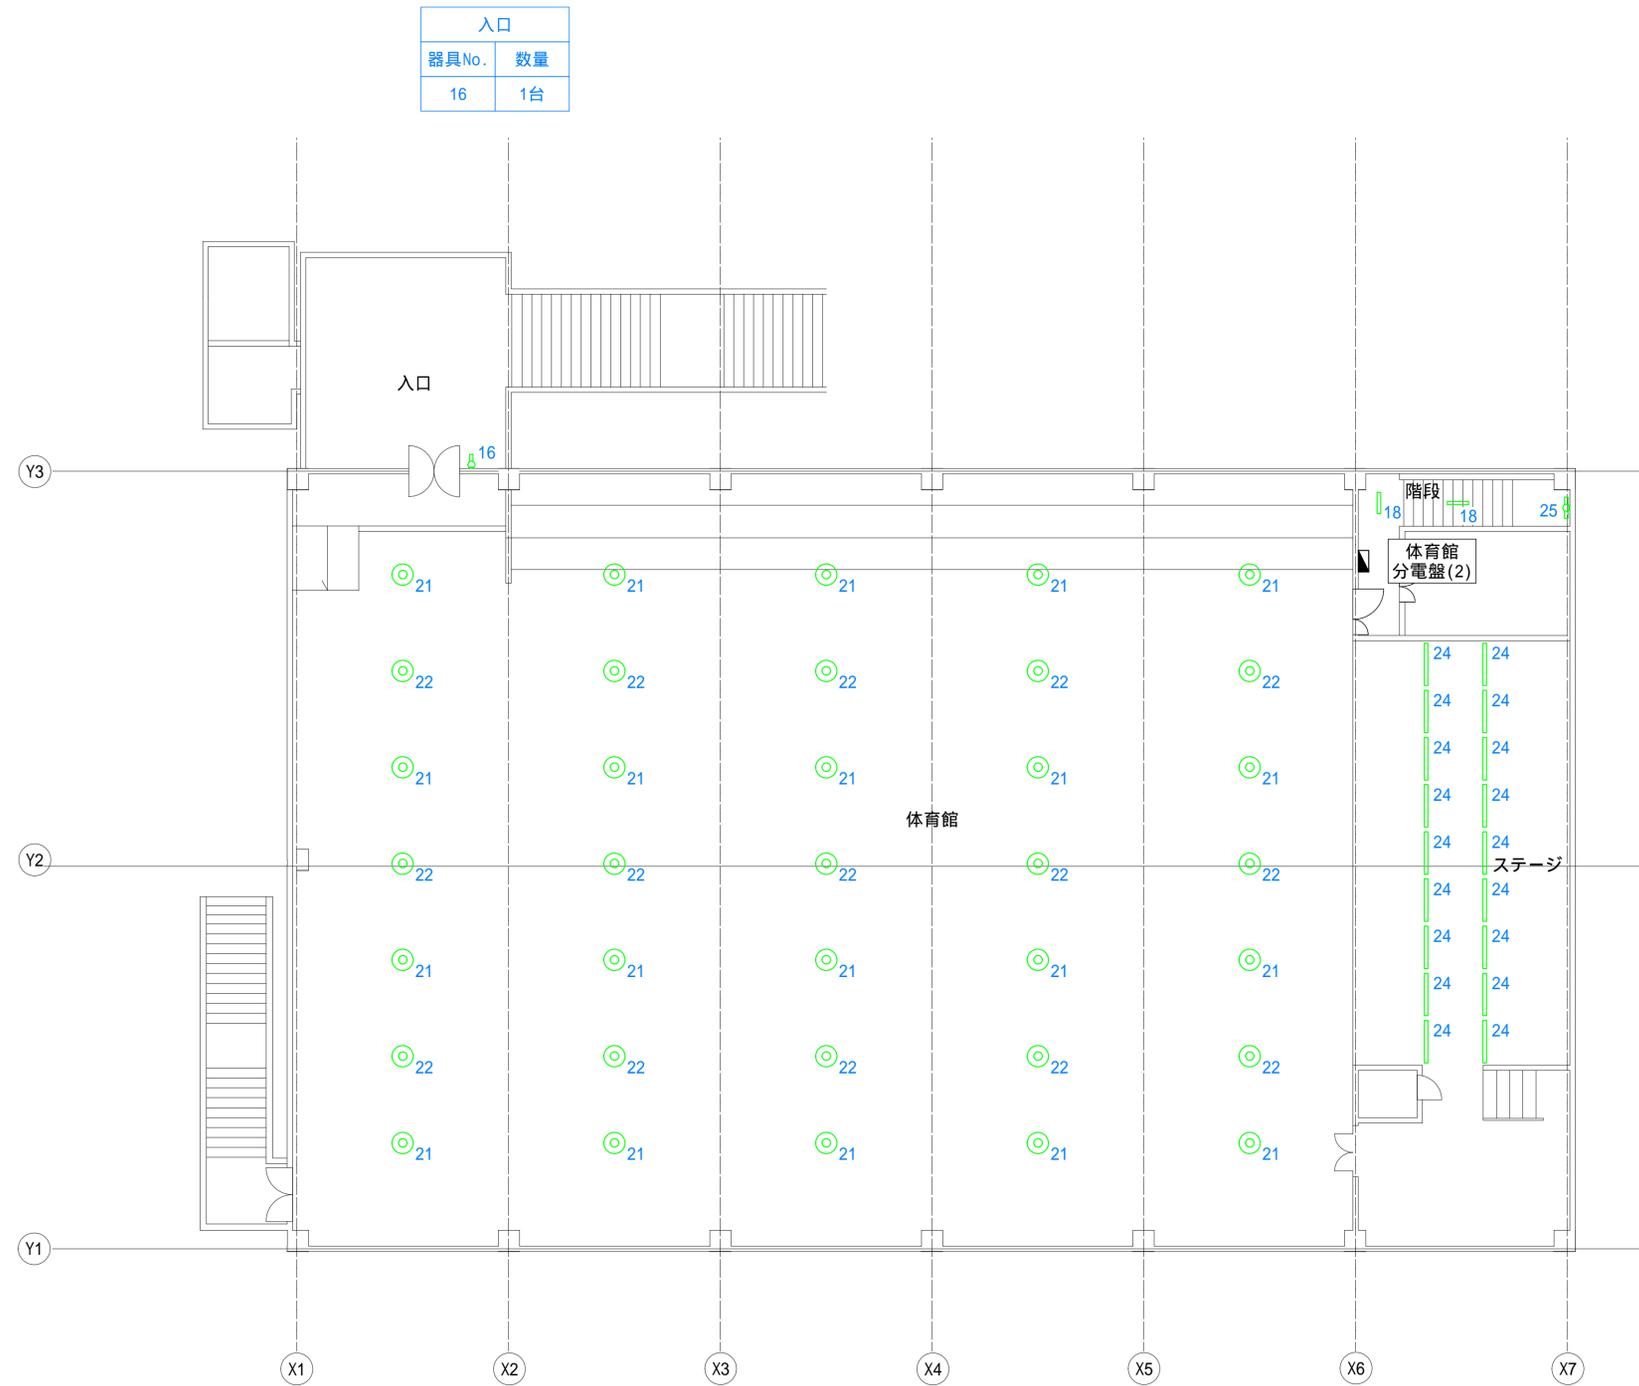

入口	
器具No.	数量
16	1台

階段	
器具No.	数量
18	2台
25	1台

ステージ	
器具No.	数量
24	18台

体育館	
器具No.	数量
21	20台
22	15台

【図面11-09-9】 電気設備位置図(照明関係)


男子トイレ	
器具No.	数量
32	1台

女子トイレ	
器具No.	数量
32	1台

廊下	
器具No.	数量
32	2台

作業員室	
器具No.	数量
32	4台

資機材倉庫	
器具No.	数量
32	8台

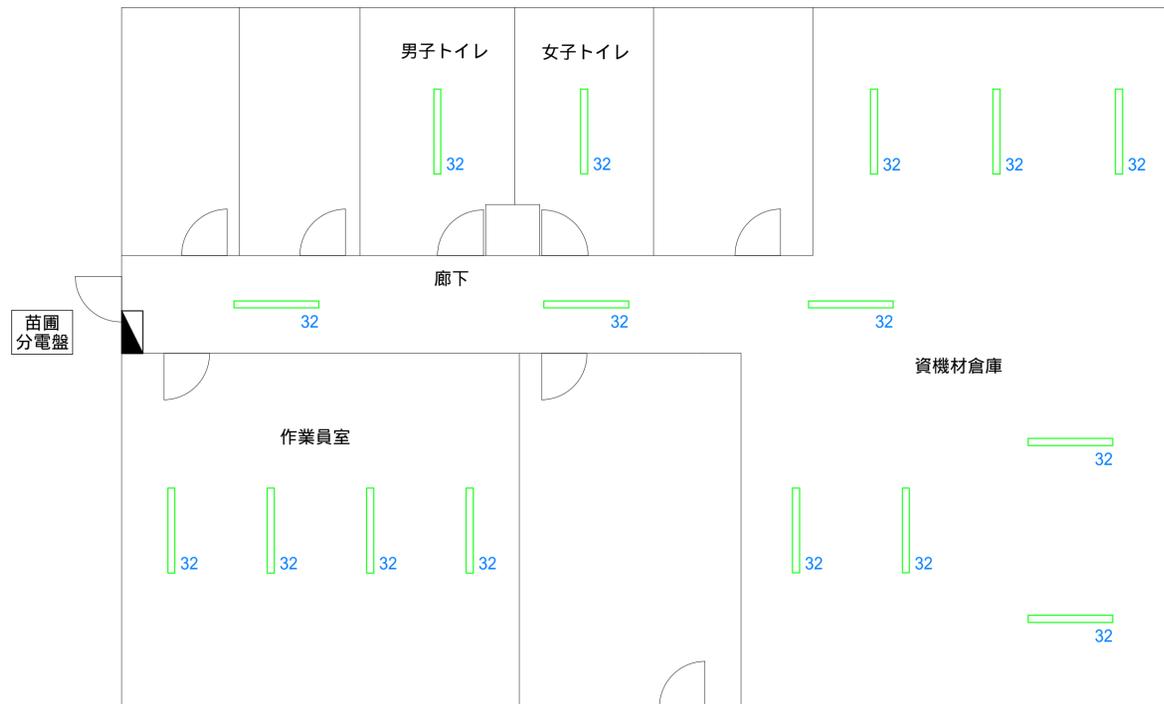


【図面11-09-10】 電気設備位置図(照明関係)

訂正	備考	工事名称：大阪府営山田池公園外7件ESCO事業	竣工図		設計：		代表者	担当	図面番号	E
			図面名称：住吉公園 電灯設備 苗圃平面図	縮尺	A1 NS A3 NS					



1階

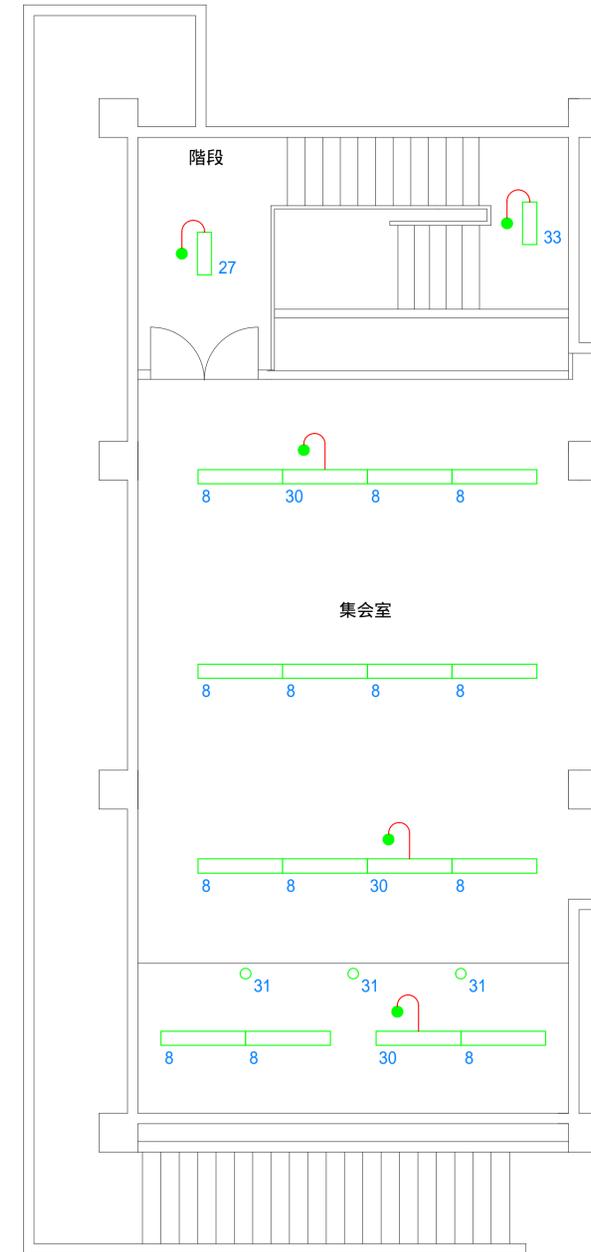

2階

エントランス	
器具No.	数量
28	1台

廊下	
器具No.	数量
26	1台
27	1台

湯沸室	
器具No.	数量
29	1台

階段	
器具No.	数量
27	1台
33	1台

階段	
器具No.	数量
8	13台
30	3台
31	3台

【図面11-09-11】 電気設備位置図 (照明関係)

訂正	備考

工事名称：大阪府営山田池公園外7件ESCO事業

図面名称：住吉公園 電灯設備 集会所平面図

竣工図

縮尺

A1 NS  
A3 NS

設計：


代表者

担当

図面番号


E

女子トイレ		外部		男子トイレ	
器具No.	数量	器具No.	数量	器具No.	数量
11	4台	10	4台	11	4台

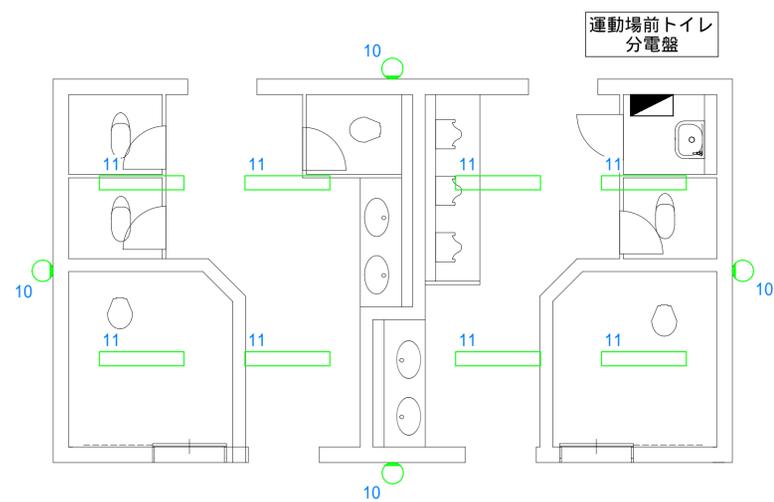

運動場前トイレ

女子トイレ		外部		男子トイレ	
器具No.	数量	器具No.	数量	器具No.	数量
11	4台	10	4台	11	4台

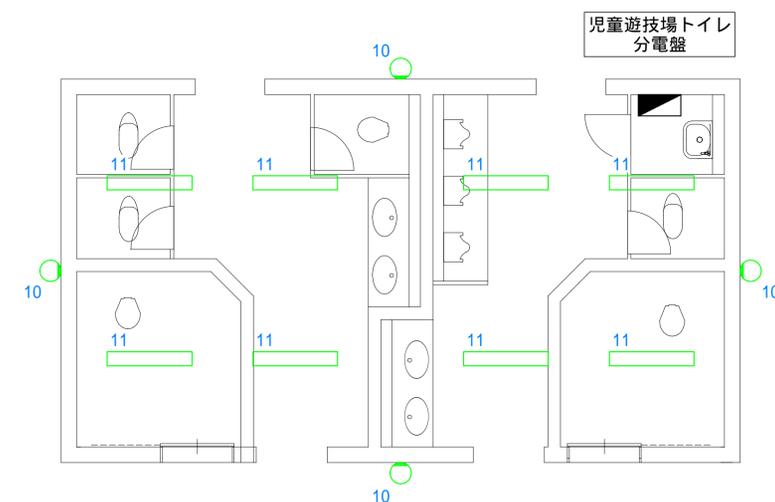

児童遊技場トイレ

【図面11-09-12】 電気設備位置図(照明関係)

訂正	欄外	工事名称：大阪府営山田池公園外7件ESCO事業	竣工図		設計：		図面番号	E
			縮尺	A1 NS A3 NS	代表者	担当		
		図面名称：住吉公園 電灯設備 各所トイレ平面図						14

(5) 住吉公園下水・排水設備平面図



【図面11-10】 下水・排水平面図

〈4〉住吉公園給水設備平面図




図凡例	施設名称
⊙	散水栓
○	水栓
⊖	量水器
⊗	制水弁 止水弁
↔	ソケット
→	キャップ
└┬┘	チーズ
LP	鉛管
VP	塩化ビニール管
----	横断防護管

【図面11-11】 給水設備平面図

①住吉公園管理事務所図面

住吉公園管理事務所平面図 (S=1/100)

鉄筋コンクリート造一部木造 平家建

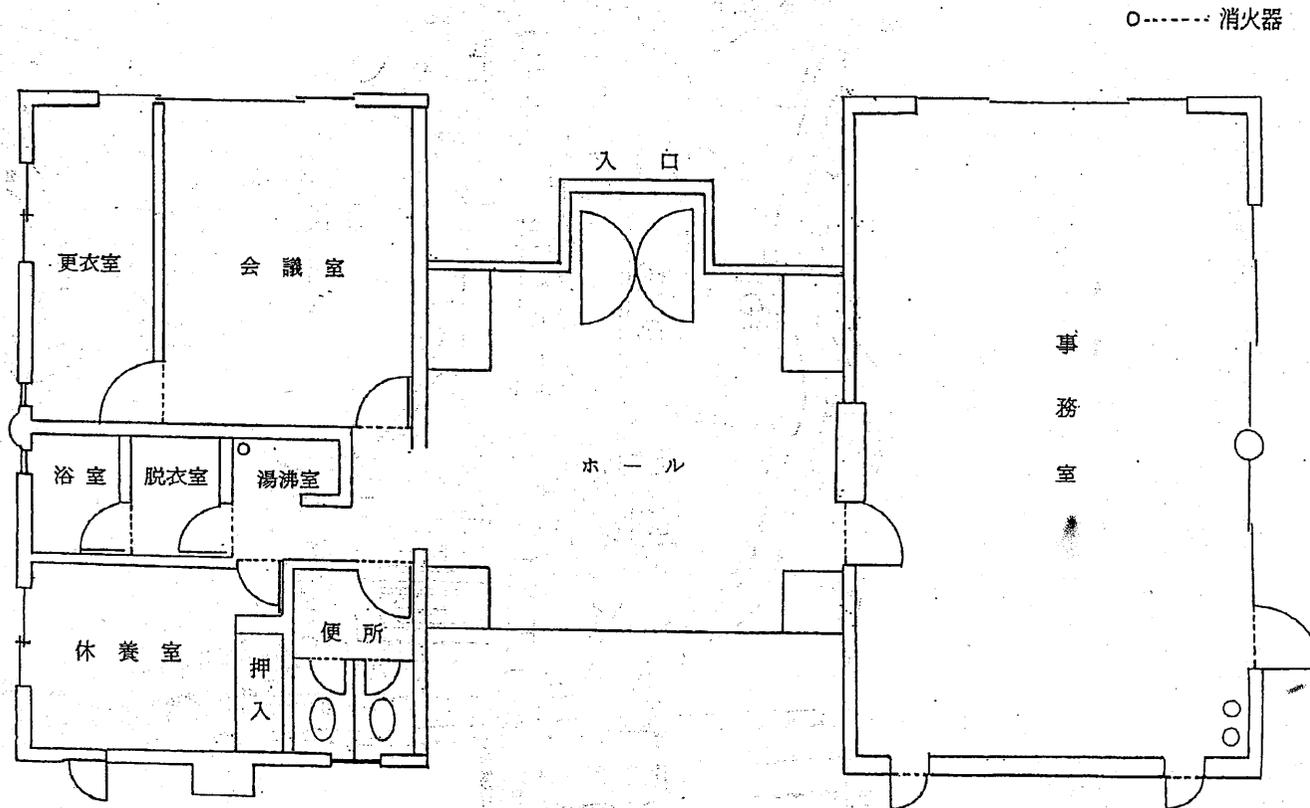


【図面11-12-1】 主要建物図

【図面11-12-2】 主要建物図

屋外階段	
有効幅	2800
踏面	300
蹴上	159
段数	26段
手摺	アルミ製樹脂巻手摺設置 中央


屋内階段	
有効幅	1230
踏面	250
蹴上	190
段数	21段
手摺	白GP32φSOP手摺H=900 片側 出幅100以内

建築物の用途は体育館(学校等)であり、排煙、内装制限の規制はなし

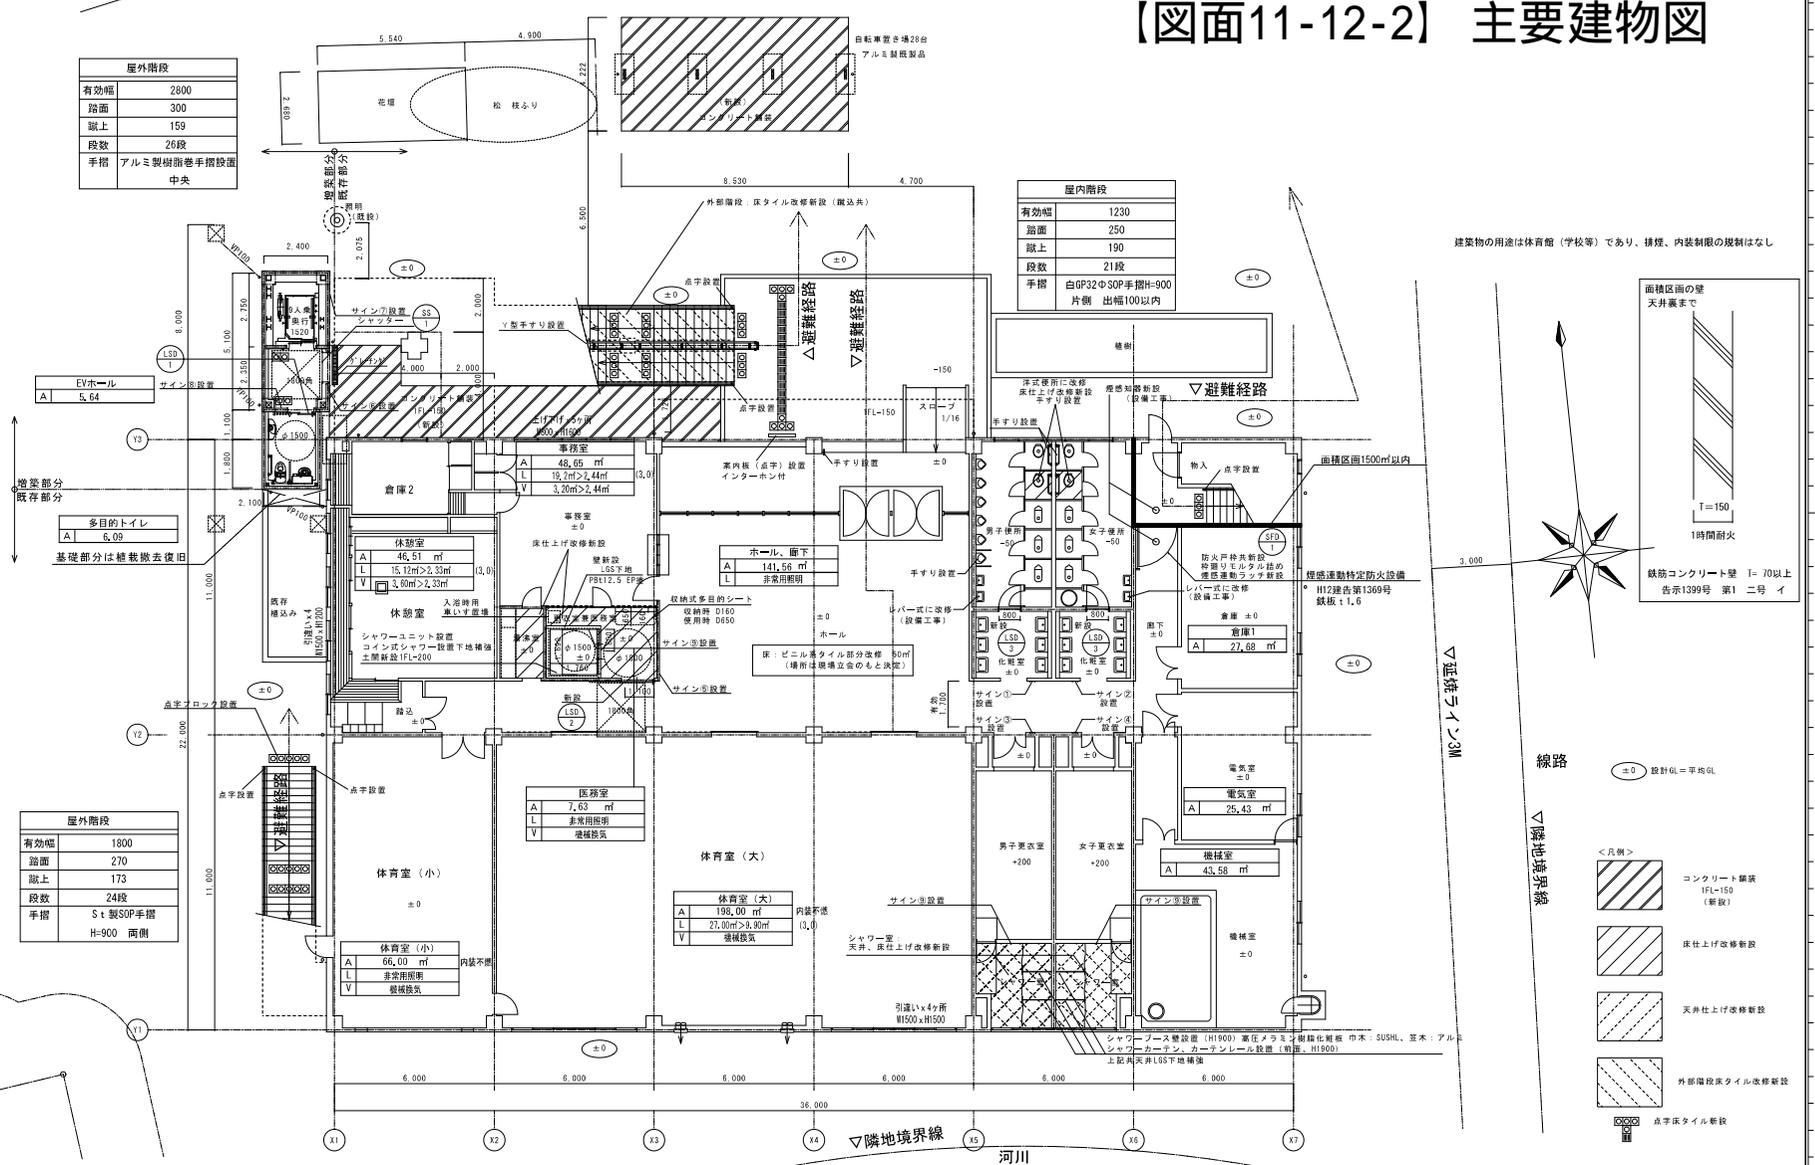


- 男子便所
  - 女子便所
  - 男子化粧室
  - 女子化粧室
  - 男子更衣室
  - 女子更衣室
  - 男子シャワー室
  - 女子シャワー室
  - 物入
  - 医務室
  - 湯沸し室
  - シャワーユニット
- A | 100㎡以下

屋外階段	
有効幅	1800
踏面	270
蹴上	173
段数	24段
手摺	S t 製SOP手摺 H=900 両側

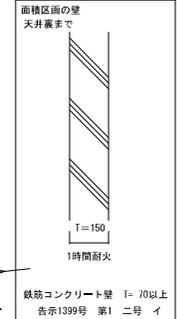


- 線路
  - ▽延焼ライン3M
  - ▽隣地境界線
  - 河川
- 面積区画の壁  
天井裏まで
  - T=150
  - 1時間耐火
  - 鉄筋コンクリート壁 T=70以上  
告示1299号 第1 二号 イ
  - ±0 設計GL=平均GL
  - <凡例>
  - コンクリート舗装  
IFL=150  
(新設)
  - 床仕上げ改修新設
  - 天井仕上げ改修新設
  - 外部階段タイル改修新設
  - 点字床タイル新設

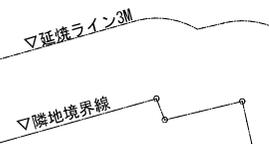

住吉公園主要建物図面(体育館2F)

【図面11-12-3】 主要建物図

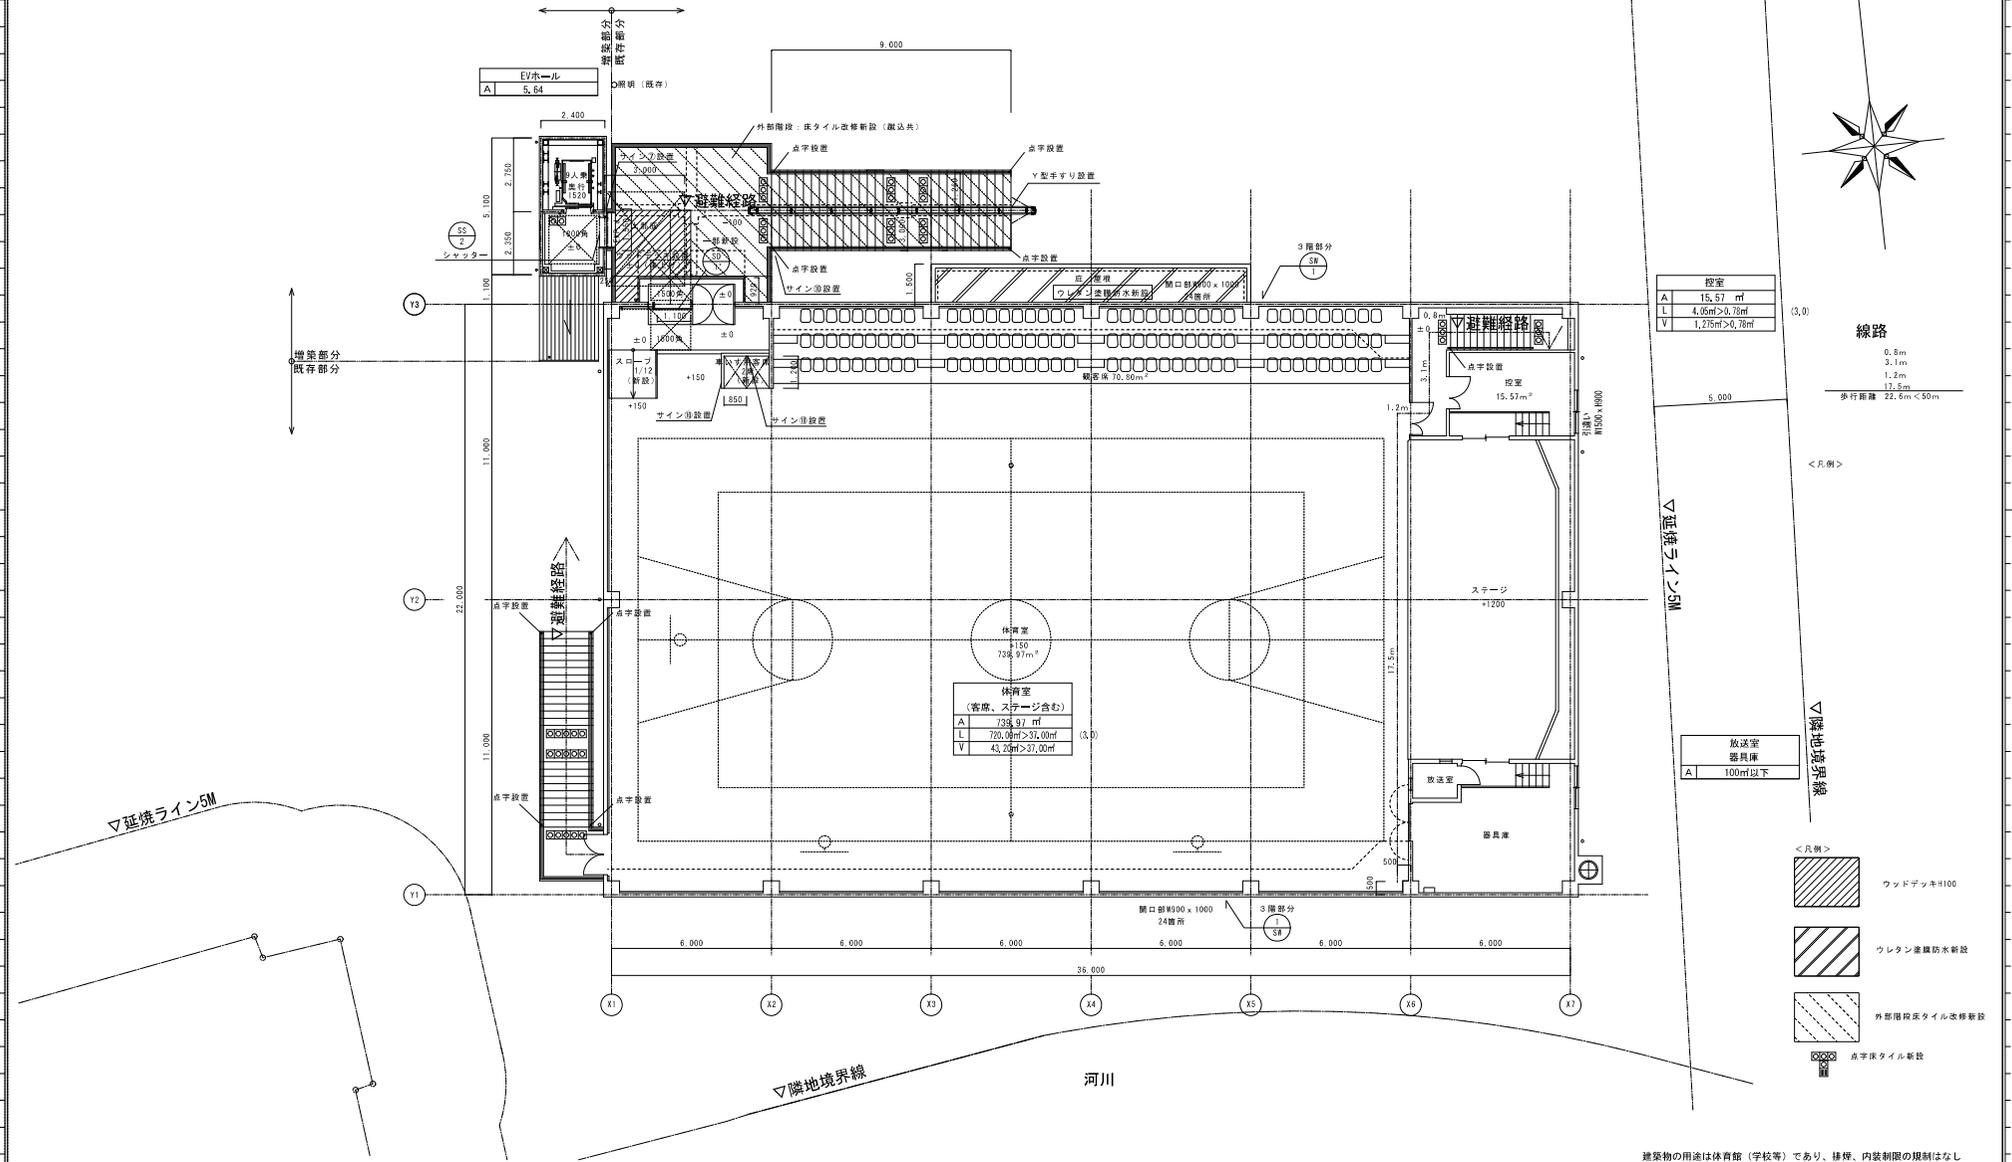


建築物の用途は体育館(学校等)であり、棟、内装制限の規制はなし

工事名称	住吉公園 体育館改修工事		設計者	住友建設
図面名称	2階平面図(改修)	図尺: A1 1:100	図尺: A3 1:200	作成 2013.03.20 工事番号
図面番号	A-19			
				37

住吉公園主要建物図面(体育館3F)

【図面11-12-4】 主要建物図


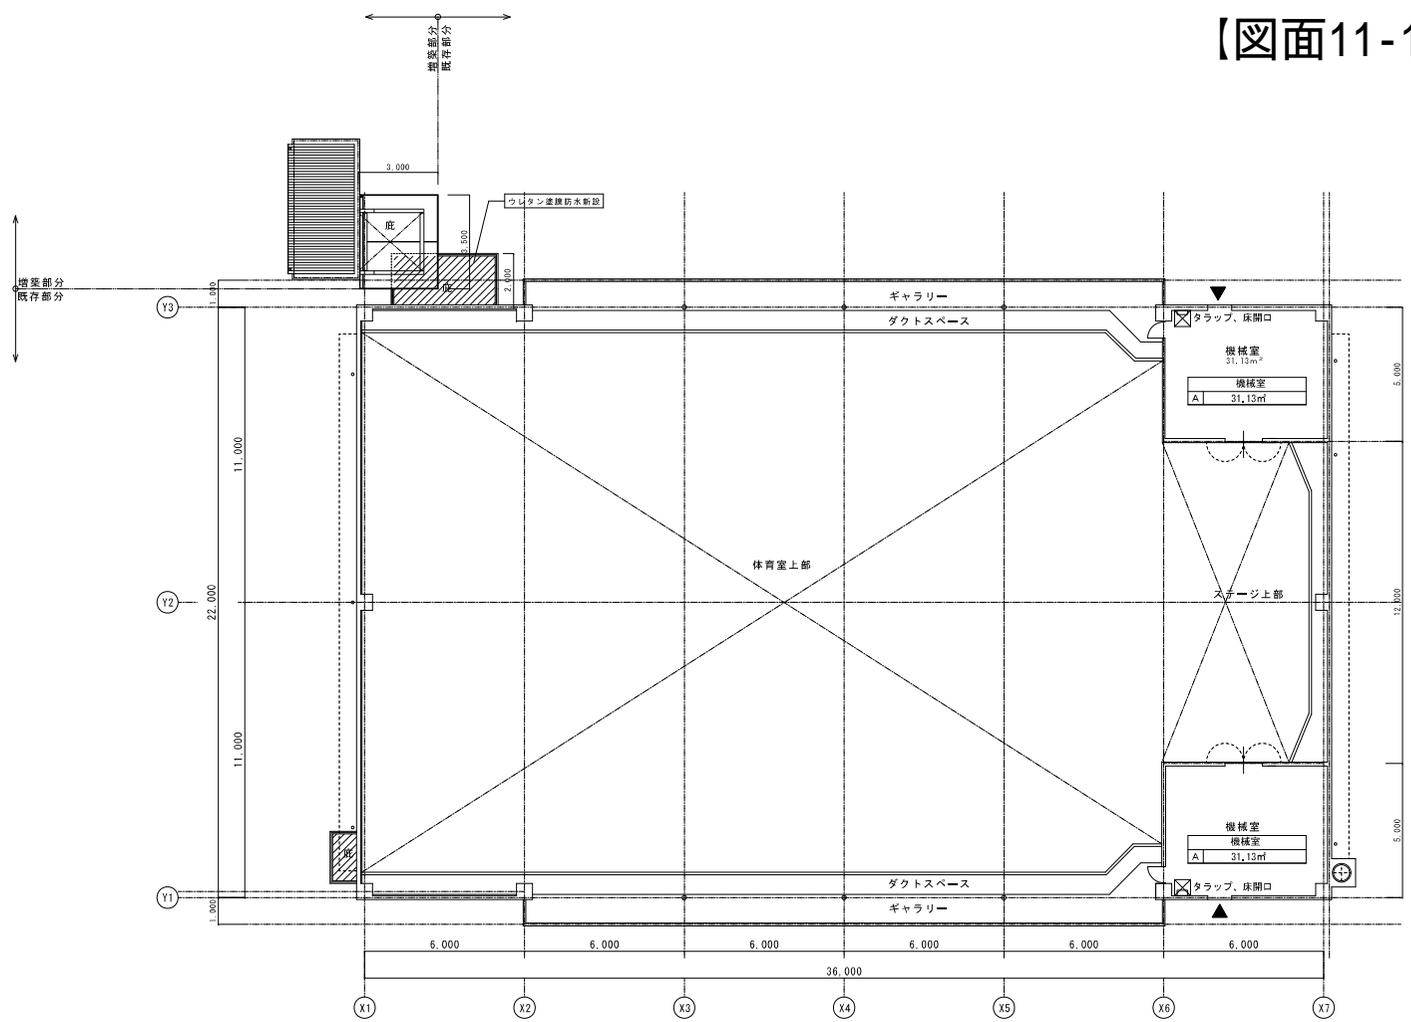


<凡例>  
 ウレタン塗膜防水新設

▲ 代替出入口 FIX (フロート板ガラス t6.0) 8600 x H1200  
 建築物の用途は体育館(学校等)であり、排煙、内装制限の規制はなし


<table border="1"> <tr><td> </td></tr> <tr><td> </td></tr> <tr><td> </td></tr> </table>				工事名称 住吉公園 体育館改修工事	設計年月日 平成 22 年 2 月 30 日	図番 A-20
図面名称 3階平面図(改修)	縮尺 縦尺 A-1 1:100 横尺 A-3 1:200	図番 37	37			

# [図面11-12-5] 主要建物図

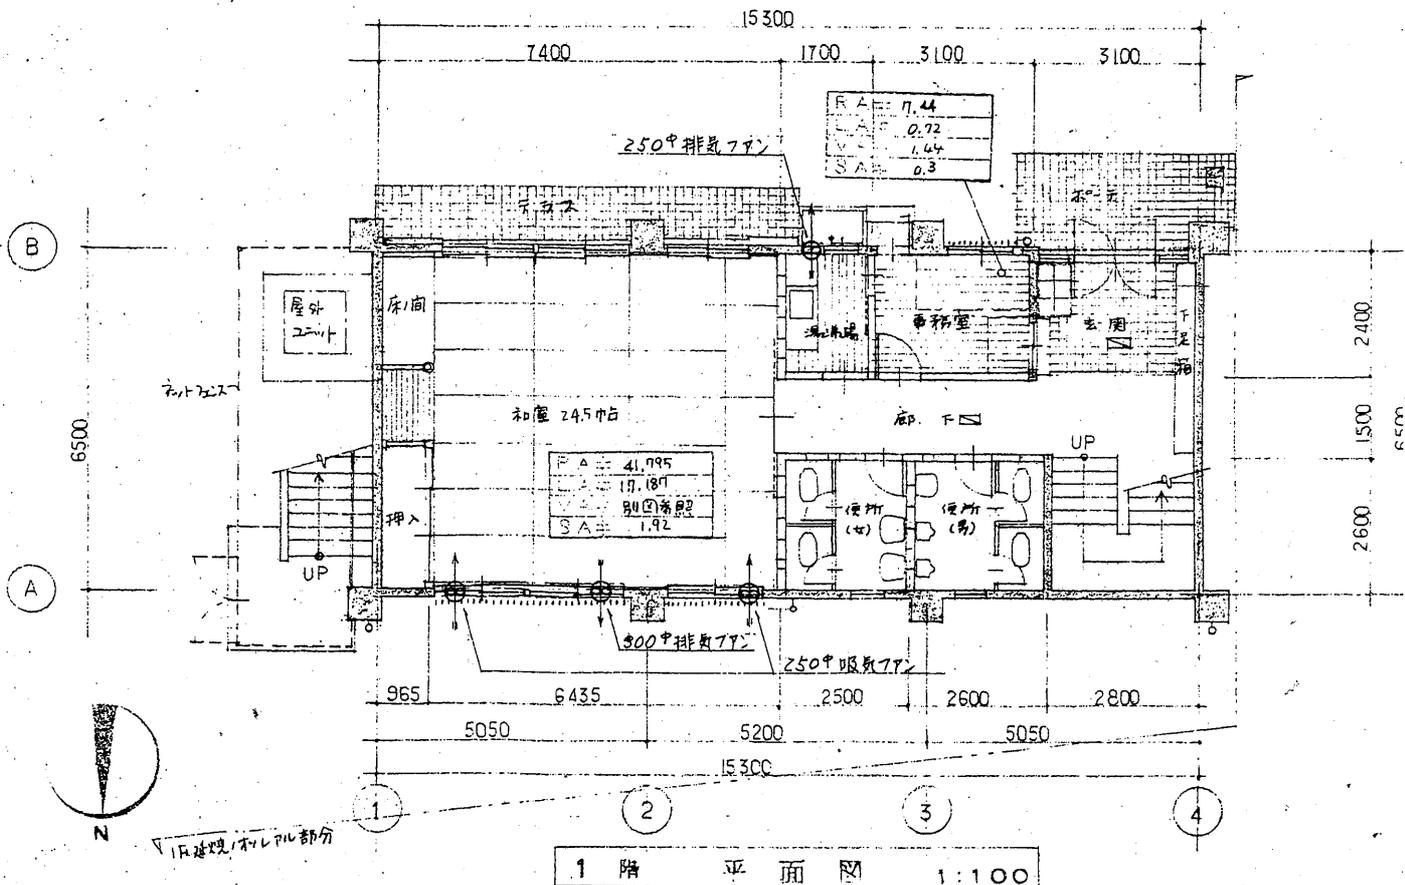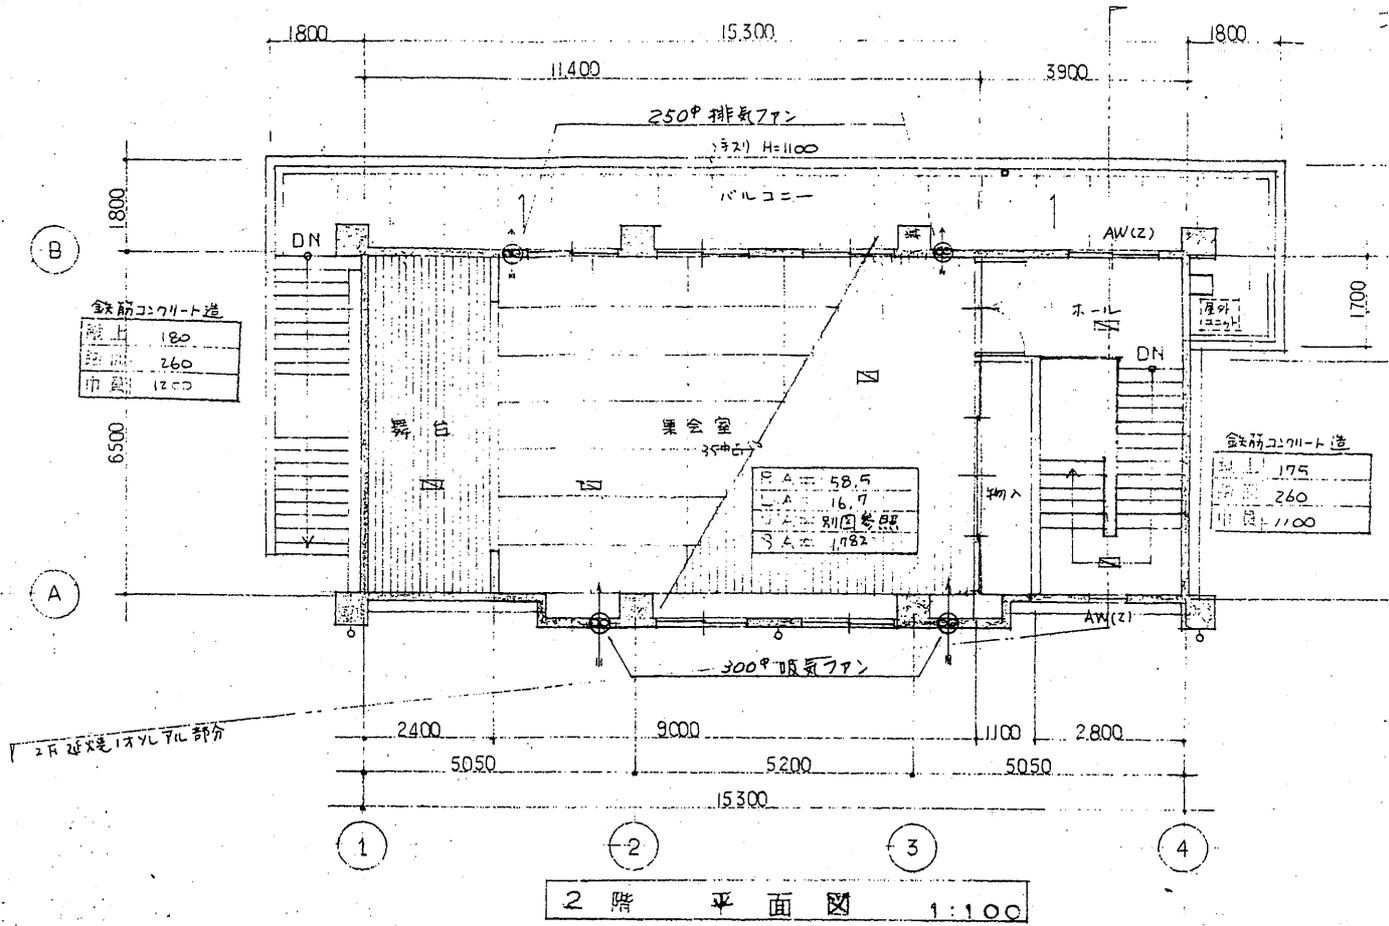

凡	O.P 油性塗料塗り	O.S オイルステイン塗り	S.W 鋼製窓	D.C ドアーチェック	D.S ダストシュート
	V.P 合成樹脂塗料塗り	W.B ホワイトブロンズメッキ	S.G 鋼製ガラリ	F.H フローアヒンジ	D 変名札
	E.P 合成樹脂系エマルジョン塗料塗り	W.D 木製扉	A.D アルミニウム製扉	G.S.I 亜鉛引鉄板	- カーテンレール
	C.L クリヤーラッカー塗り	W.W 木製窓	A.W アルミニウム製窓	T.S.I テラゾーブロック	⊙ 電動換気扇
例	O.S.W オイルステインワックス塗り	W.G 木製ガラリ	S.S スチールシャッター	O.A エアーダクト	
	O.S.V オイルステインワニス塗り	S.D 鋼製扉	A.T エアータイト	P.S パイプシャフト	

②住吉公園主要建物図面 (集會場)

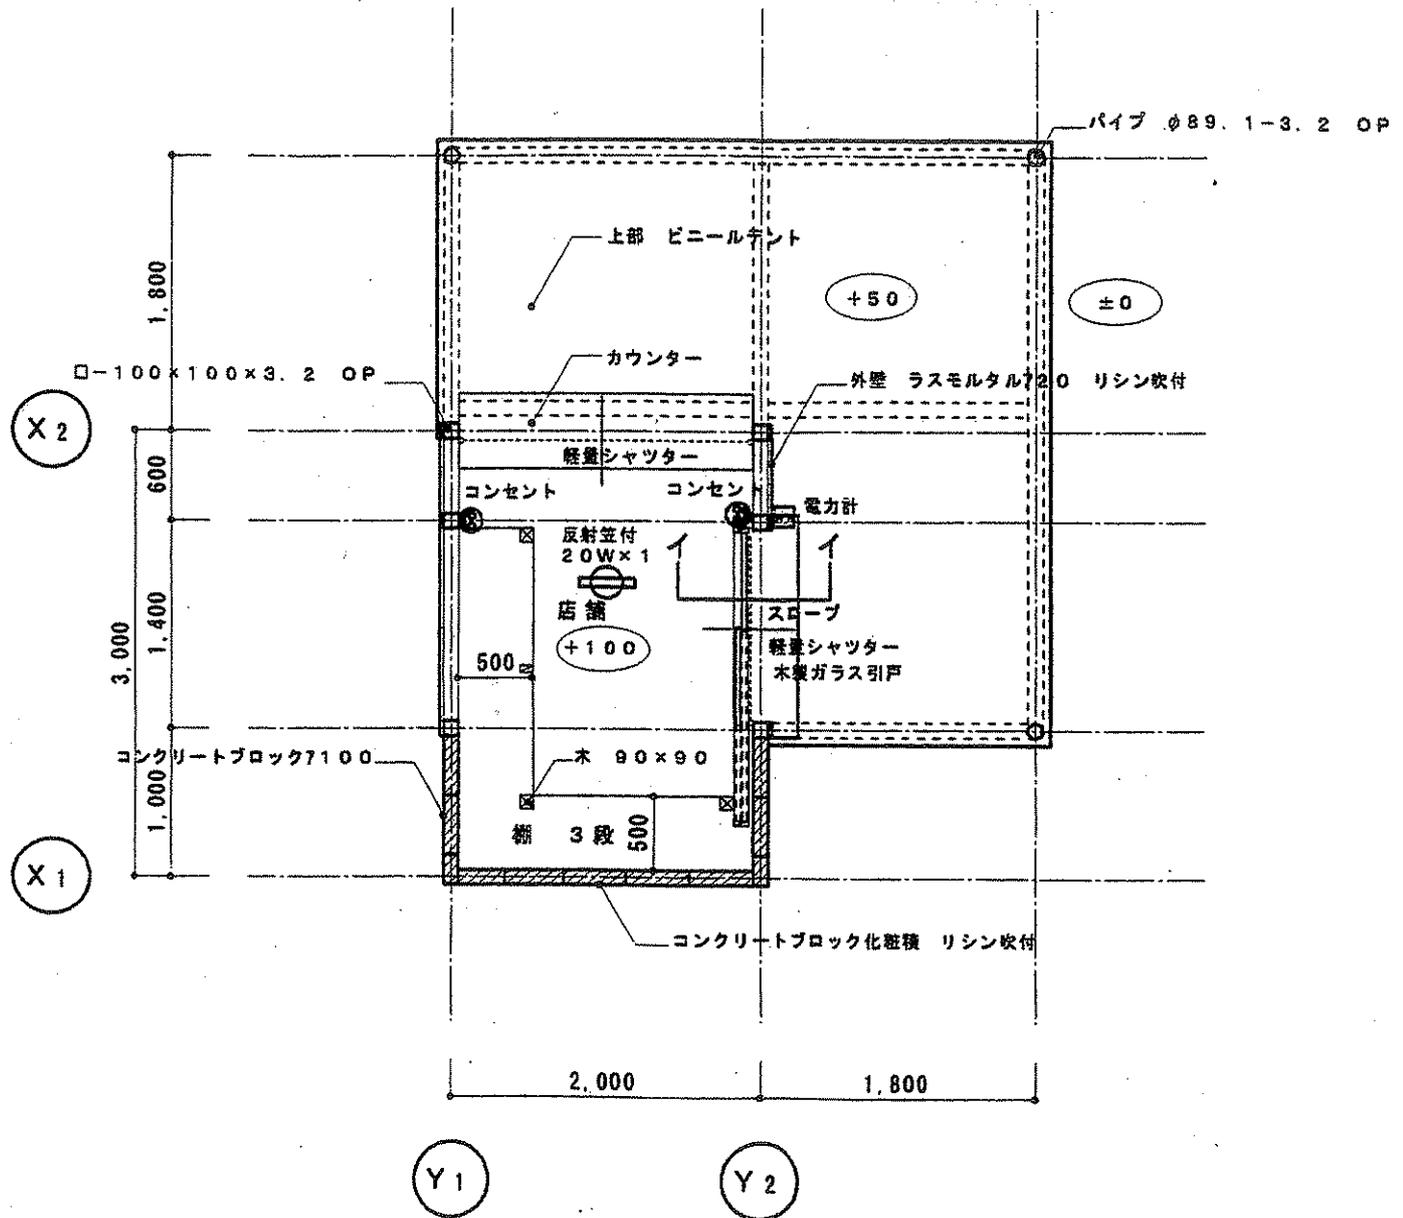

平面図

X1

# 住吉公園



 禁煙エリア



-  トイレ
-  車椅子用トイレ
-  駐車場
- 

【図面11-13】 受動喫煙防止対策図(禁煙エリアマップ)